
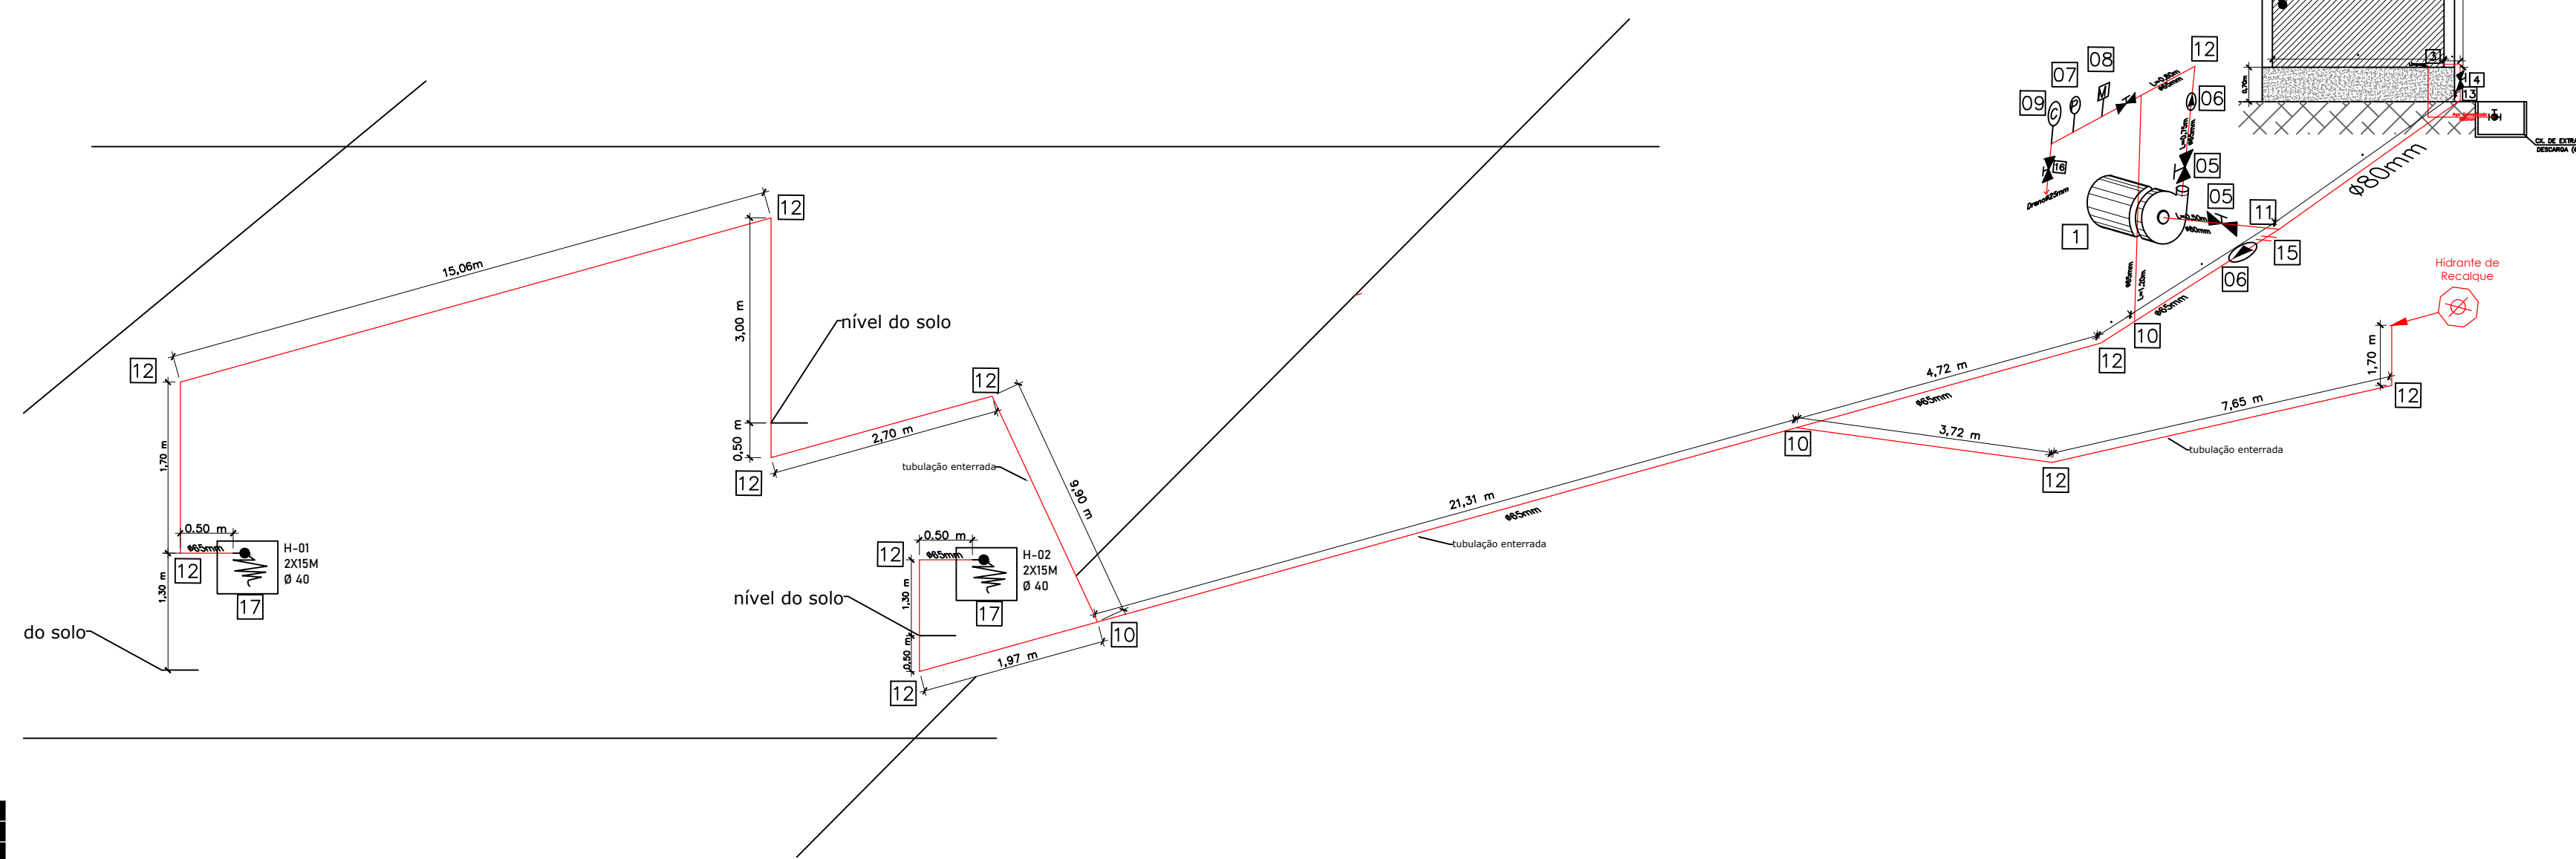
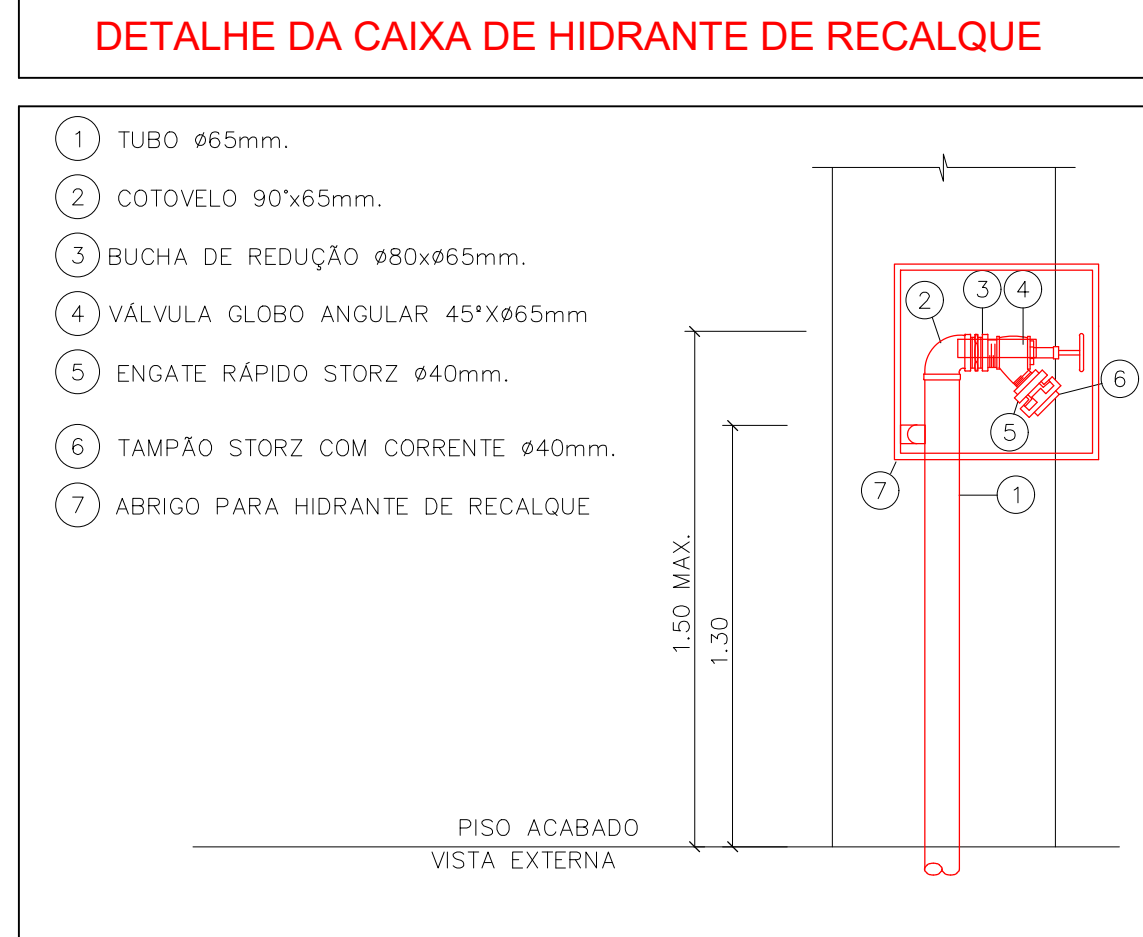
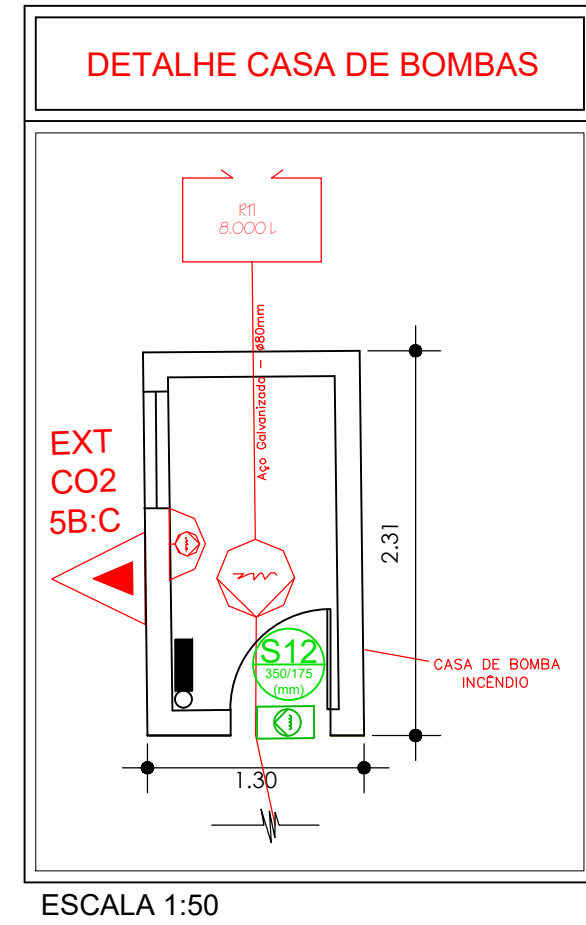
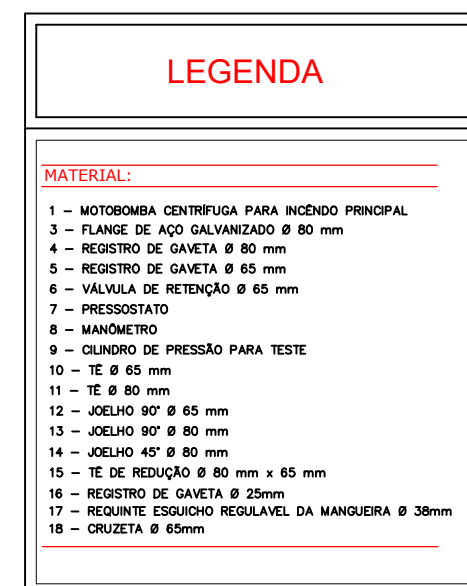


[illegible]

PLANTA ISOMÉTRICA
SEM ESCALA

[illegible]

OBS: O sistema de proteção contra descargas atmosféricas (SPDA) está isento conforme documento apresentado em referência ao anexo F da NTCB 01.
A medida de detecção de incêndio está isenta para esta edificação pelo motivo de não haver intermediação.

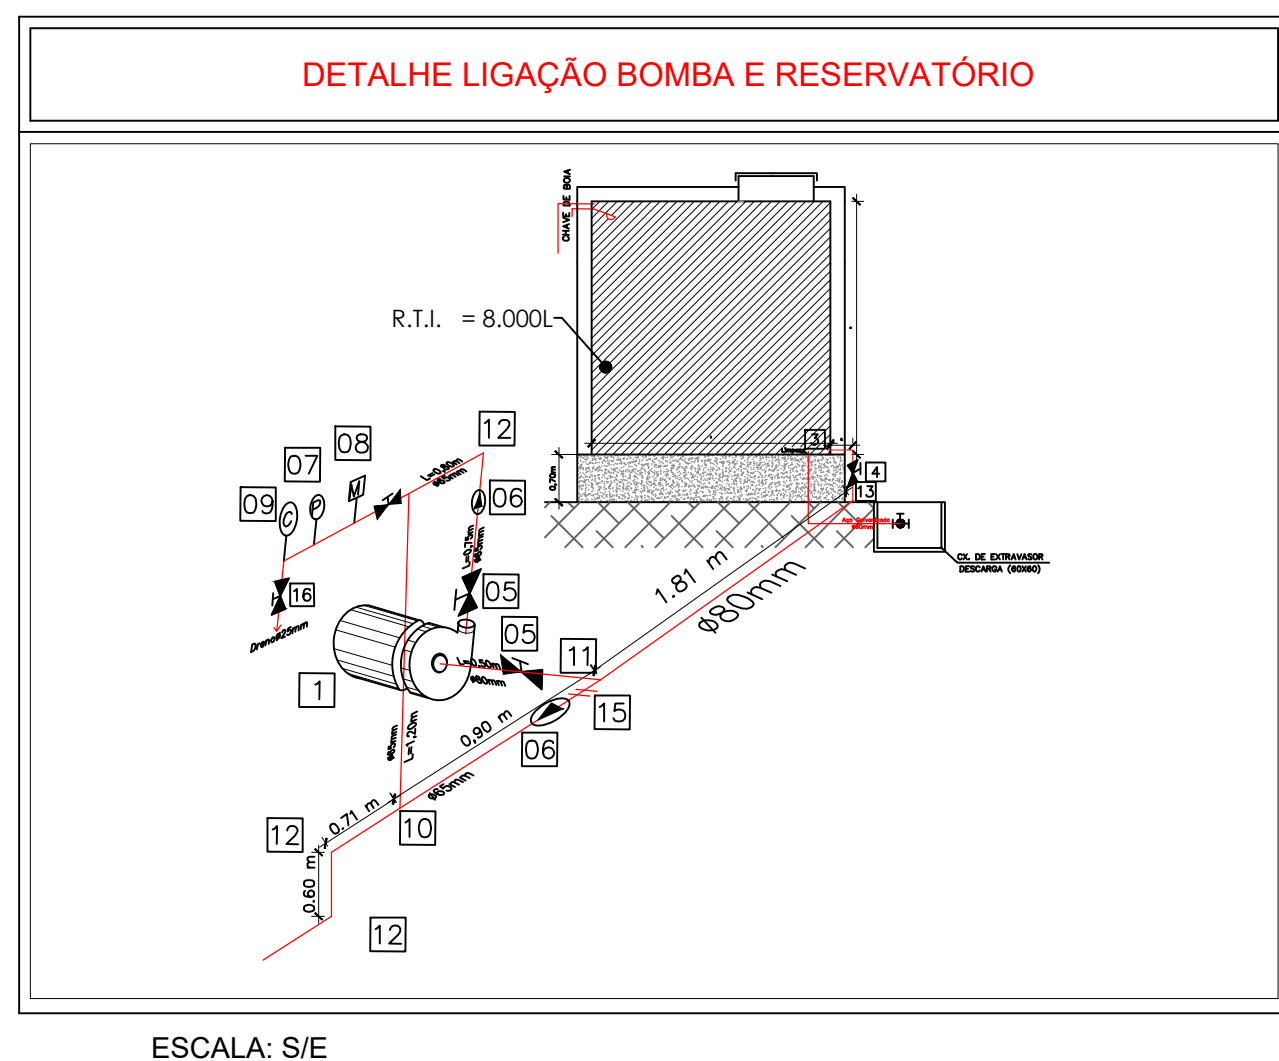

LEGENDA

	EXTINTOR PO QUÍMICO SECO 08 Kg.
	EXTINTOR ÁGUA PRESSURIZADA 10 L.
	EXTINTOR CO2 08 Kg.
	DIREÇÃO DE FLUXO DA ROTA DE FUGA.
	SAÍDA FINAL DA ROTA DE FUGA.
	ACESSO DA BOMBA NA EDIFICAÇÃO E ÁREA DE RISCO
	ACIONADOR DE VÁCUO DE INCÊNDIO - (Boteira Tipo Liga e Desliga)
	SISTEMA DE HIDRANTE SIMPLES.
	REGISTRO DE RECALQUE COM VÁLVULA DE RETENÇÃO.
	BOMBA DE INCÊNDIO
	RESERVA DE INCÊNDIO.
	CENTRAL DE DETECÇÃO E ALARME.
	AVISADOR SONORO TIPO SIRENE.
	ACIONADOR MANUAL DO SISTEMA DE DETECÇÃO E ALARME.
	ACIONADOR MANUAL DO SISTEMA DE DETECÇÃO E ALARME.
	PONTO DE ELIMINAÇÃO DE EMERGÊNCIA
	SAÍDA INDICATIVA DE "SAÍDA" FUNDO VERDE E ESCRITA FOTOLUMINESCENTE.
	SAÍDA DE EMERGÊNCIA - INDICAÇÃO ROTA DE FUGA
	PLACA INDICATIVA ROTA DE FUGA - FUNDO VERDE E ESCRITA FOTOLUMINESCENTE.
	PLACA INDICATIVA ROTA DE FUGA - FUNDO VERDE E ESCRITA FOTOLUMINESCENTE.

SIMBOLIZAÇÃO DE SINALIZAÇÃO DE ORIENTAÇÃO E SALVAMENTO			
		PLACA INDICATIVA DE ROTA DE FUGA	SÍMBOLO: RETANGULAR FUNDO: VERDE PICTOGRAMA: FOTOLUMINESCENTE
		PLACA INDICATIVA DE ROTA DE FUGA	SÍMBOLO: RETANGULAR FUNDO: VERDE PICTOGRAMA: FOTOLUMINESCENTE
		PLACA INDICATIVA DE ROTA DE FUGA	SÍMBOLO: RETANGULAR FUNDO: VERDE PICTOGRAMA: FOTOLUMINESCENTE
		PLACA DE SAÍDA DE EMERGÊNCIA	SÍMBOLO: RETANGULAR FUNDO: VERDE PICTOGRAMA: FOTOLUMINESCENTE
		INDICAÇÃO DO SISTEMA DE PROTEÇÃO CONTRA INCÊNDIOS EXISTENTES NA EDIFICAÇÃO	SÍMBOLO: RETANGULAR FUNDO: VERDE PICTOGRAMA: FOTOLUMINESCENTE

ESPAÇO DESTINADO AO USO EXCLUSIVO DO CBMMT:

PROCESSO DE SEGURANÇA CONTRA INCÊNDIO E PÂNICO

(☒) NOVO (☐) ATUALIZAÇÃO DE PSCIP Nº: (☐) SUBSTITUIÇÃO DE PSCIP Nº:

TÍTULO DO DESENHO:
H-Serviço de Saúde e Institucional -H6-Clinica e consultório médico

OCUPAÇÃO:
SERVIÇO DE SAÚDE E INSTITUCIONAL

RAZÃO SOCIAL:
PREFEITURA MUNICIPAL DE VARZEA GRANDE

NOME FANTASIA:

CNPJ/CPF:03.507.548/0001-10

ENDEREÇO:
AVENIDA PRES. ARTUR BERRIO

RESPONSÁVEL TÉCNICO:

DATA: 20/06/2023

ESCALA: INDICAD.

PRANCHA

01A/03
Nº PARCIAL / Nº


01B/03
Nº PARCIAL / Nº TOTAL

VIAS			
Largura (m)	Altura livre (m)	Capacidade de suporte (kg)	Tipo de Contorno
7	-	25 t	T
PORTÃO			
Largura (m)	Altura (m)		
4	-		

Grupo / Divisão	FINALIDADE DO MATERIAL		
	Piso (Acabamento/Revestimento)	Paredes e divisórias (Acabamento/Revestimento)	Teto e forro (Acabamento/Revestimento)
	Classe I	Classe II-A	Classe I



PLANTA BAIXA TÉRREO DE CONTROLE DE MATERIAIS DE ACABAMENTO
ESCALA: 1:300

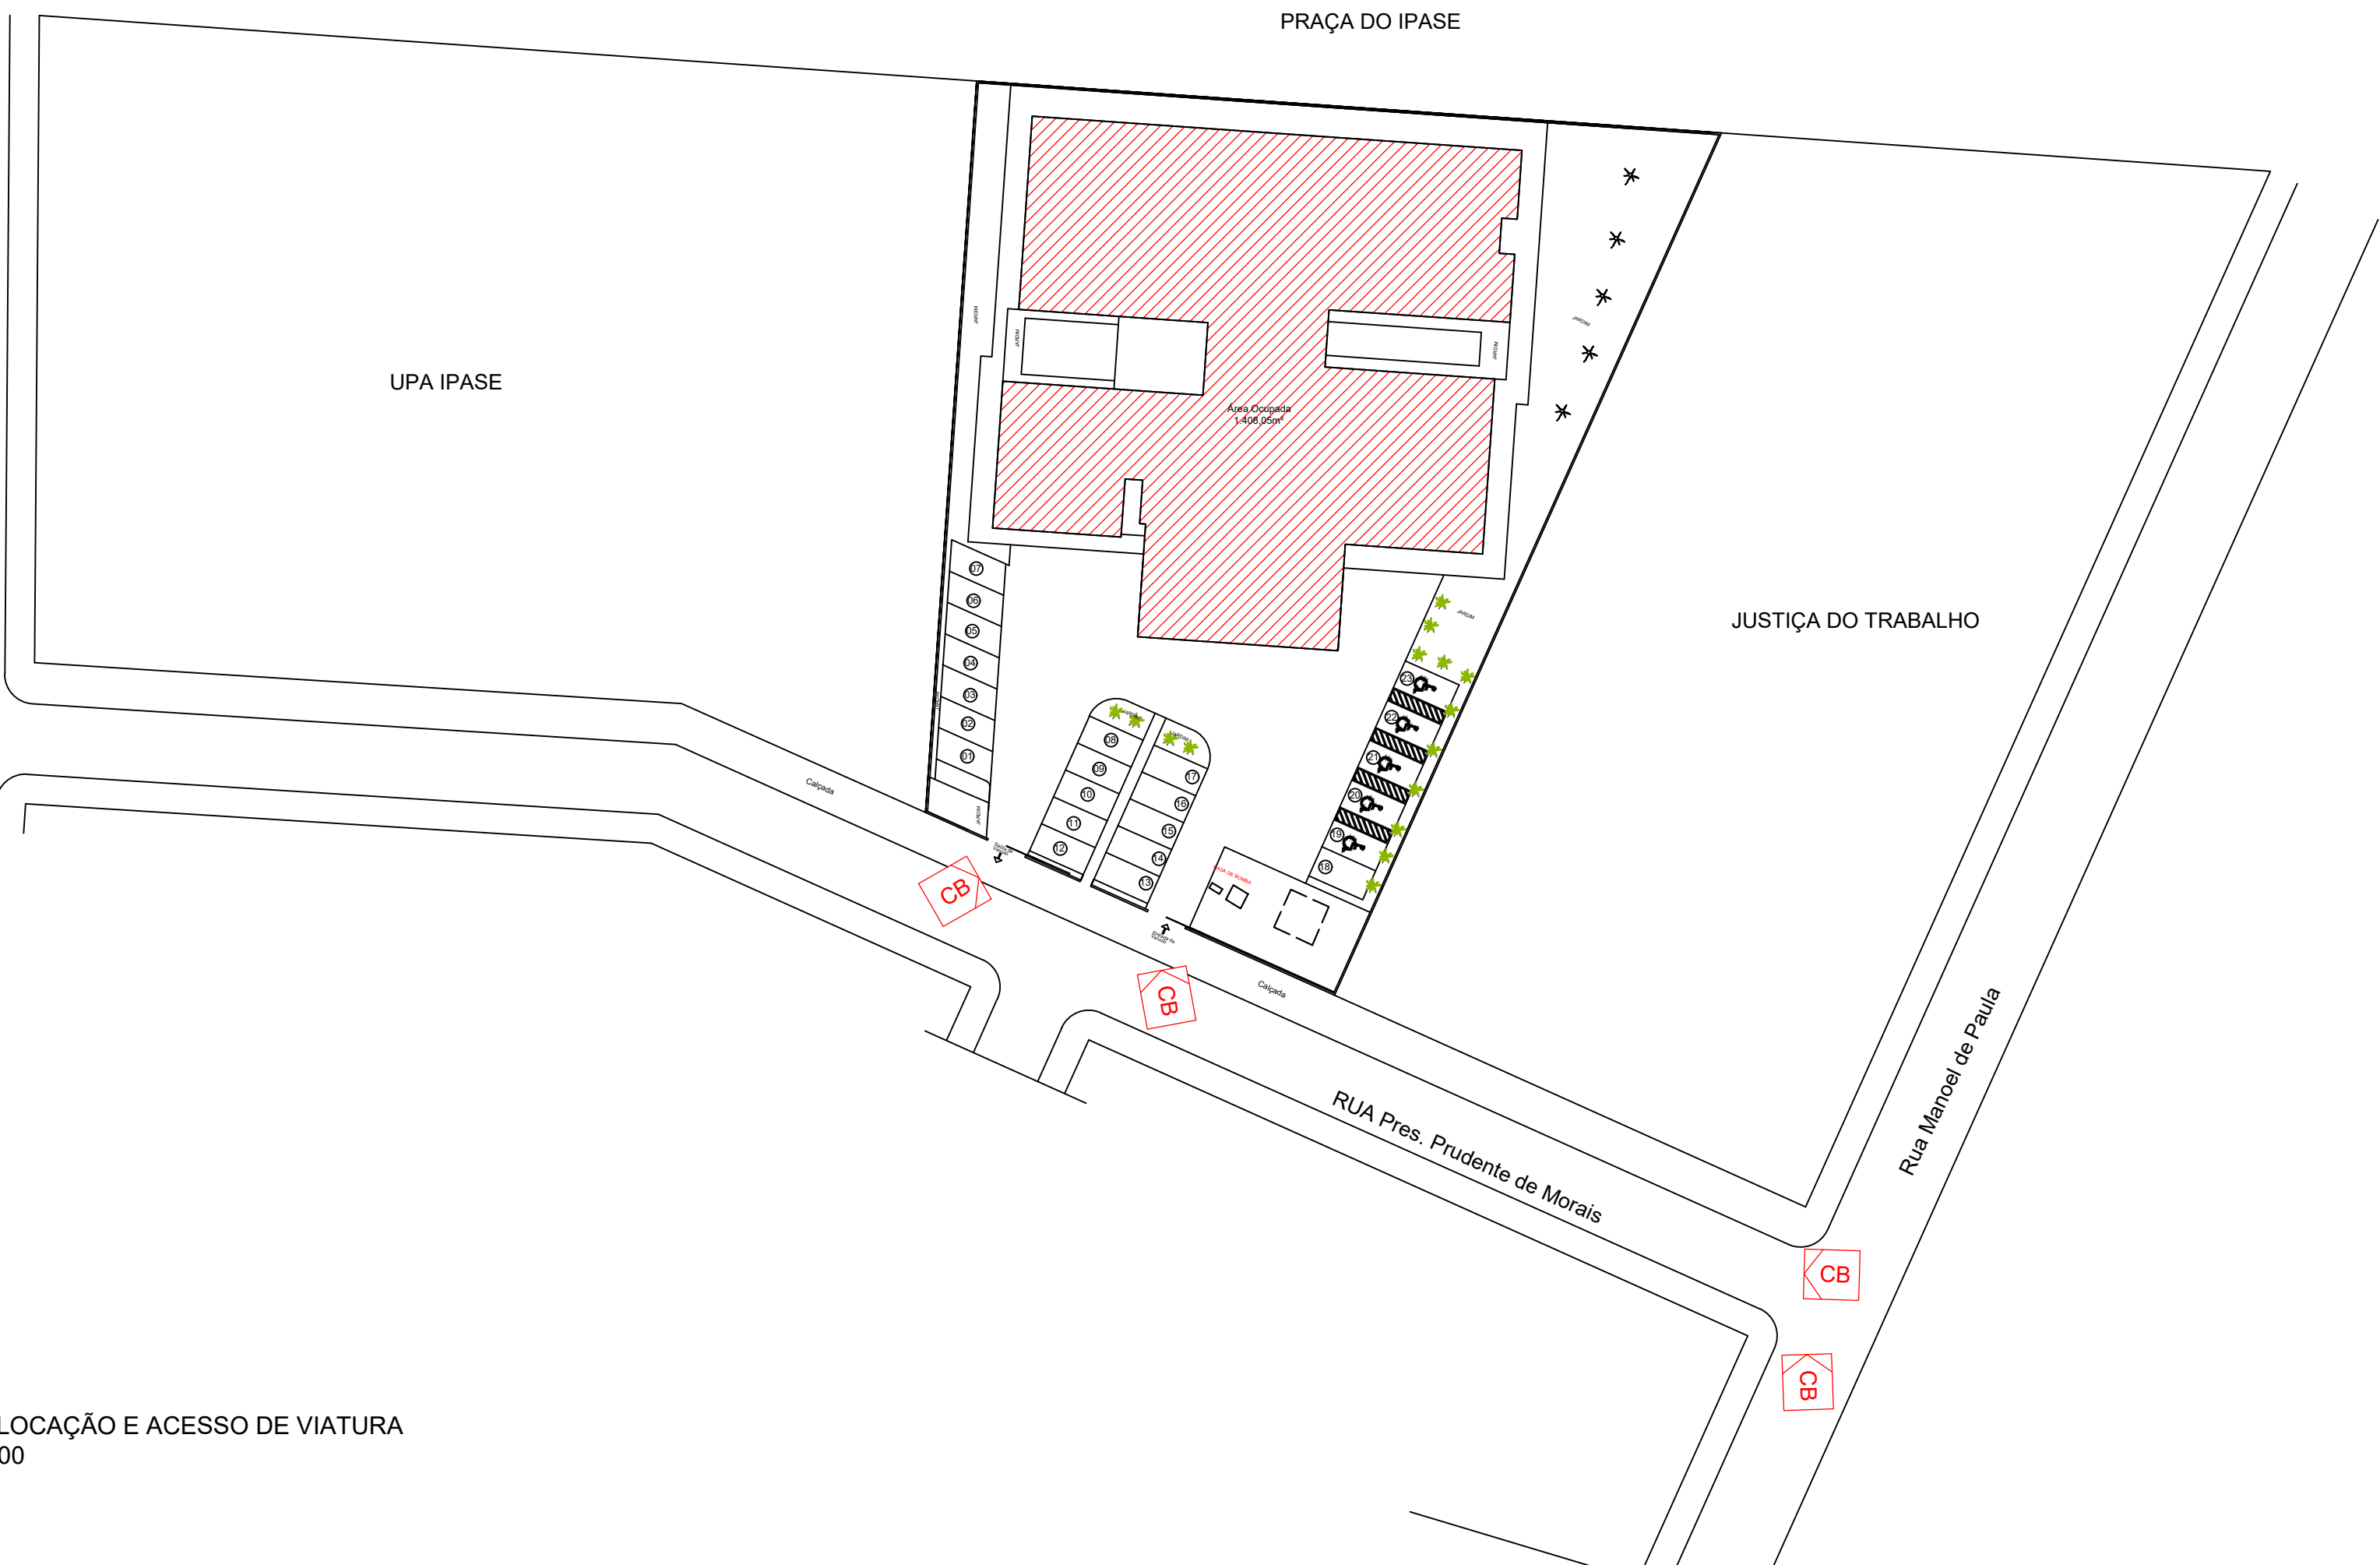

PLANTA DE LOCAÇÃO E ACESSO DE VIATURA
ESCALA: 1:500

Guarda corpo - Contorno tubular montantes vigas "T" e cabos de aço

CORTE C3 MATERIAIS E ACABAMENTO
ESCALA: 1:100

CORTE C4 MATERIAIS DE ACABAMENTO
ESCALA: 1:100



DETALHE DE EDIFICAÇÃO CIRCUNVIZINHAS
ESCALA: 1:500

LEGENDA	
	EXTINTOR PÓ QUÍMICO SECO 06 Kg.
	EXTINTOR ÁGUA PRESSURIZADA 10 L.
	EXTINTOR CO2 06 Kg.
	DIREÇÃO DE FLUXO DA ROTA DE FUGA.
	SAÍDA FINAL DA ROTA DE FUGA.
	ACESSO DA VIATURA NA EDIFICAÇÃO E ÁREA DE RISCO
	ACIONADOR DE BOMBA DE INCÊNDIO - (Botão Tipo Liga e Desliga)
	SISTEMA DE HIDRANTE SIMPLES.
	REGISTRO DE RECALQUE COM VÁLVULA DE RETENÇÃO.
	BOMBA DE INCÊNDIO.
	RESERVA DE INCÊNDIO.
	CENTRAL DE DETECÇÃO E ALARME.
	AVISADOR SONORO TIPO SIRENE.
	ACIONADOR MANUAL DO SISTEMA DE DETECÇÃO E ALARME.
	ACIONADOR MANUAL DO SISTEMA DE DETECÇÃO E ALARME.
	PONTO DE ILUMINAÇÃO DE EMERGÊNCIA
	PLACA INDICATIVA DE "SAÍDA" FUNDO VERDE E ESCRITA FOTOLUMINESCENTE.
	SAÍDA DE EMERGÊNCIA - INDICAÇÃO ROTA DE FUGA.
	PLACA INDICATIVA ROTA DE FUGA - FUNDO VERDE E ESCRITA FOTOLUMINESCENTE.
	PLACA INDICATIVA ROTA DE FUGA - FUNDO VERDE E ESCRITA FOTOLUMINESCENTE.

SIMBOLÓGIA DE SINALIZAÇÃO DE ORIENTAÇÃO E SALVAMENTO		
	PLACA INDICATIVA DE ROTA DE FUGA	SÍMBOLO RETANGULAR FUNDO VERDE PICTOGRAMA FOTOLUMINESCENTE
	PLACA INDICATIVA DE ROTA DE FUGA	SÍMBOLO RETANGULAR FUNDO VERDE PICTOGRAMA FOTOLUMINESCENTE
	PLACA INDICATIVA DE ROTA DE FUGA	SÍMBOLO RETANGULAR FUNDO VERDE PICTOGRAMA FOTOLUMINESCENTE
	PLACA DE SAÍDA DE EMERGÊNCIA	SÍMBOLO RETANGULAR FUNDO VERDE PICTOGRAMA FOTOLUMINESCENTE
	INDICAÇÃO DOS SISTEMAS DE PROTEÇÃO CONTRA INCÊNDIO EXISTENTES NA EDIFICAÇÃO	SÍMBOLO RETANGULAR FUNDO VERDE PICTOGRAMA FOTOLUMINESCENTE

ESPAÇO DESTINADO AO USO EXCLUSIVO DO CBMMT:

PROCESSO DE SEGURANÇA CONTRA INCÊNDIO E PÂNICO
(x) NOVO () ATUALIZAÇÃO DE PSOP N.º () SUBSTITUIÇÃO DE PSOP N.º

TÍTULO DO DESENHO:
H-Serviço de Saúde e Institucional -H6-Clinica e consultório médico
OCUPAÇÃO:
SERVIÇO DE SAÚDE E INSTITUCIONAL
RAZÃO SOCIAL:
PREFEITURA MUNICIPAL DE VARZEA GRANDE
NOME FANTASIA:
CENTRO ESPECIALIZADO EM REABILITAÇÃO CER II (FÍSICA E INTELLECTUAL)
CNPJ/CPF: 03.507.548/0001-10
ENDEREÇO:
AVENIDA PRES. ARTUR BERNARDES-LOT 00 AEROPORTO - CENTRO SUL - VARZEA GRANDE - MT
RESPONSÁVEL TÉCNICO:

Nome: Lincoln Tabosa Barth
Título: Engenheiro Civil e de Seg. do Trabalho
Registro: MT 029728
DATA: 20/06/2023
ESCALA: INDICADA
REVISÃO: 00
PRANCHA:
02/03
Nº PARCIAL / Nº TOTAL



PLANTA BAIXA DE HIDRANTE
ESCALA: 1:250

LEGENDA	
	EXTINTOR PÓ QUÍMICO SECO 06 Kg.
	EXTINTOR ÁGUA PRESSURIZADA 10 L.
	EXTINTOR CO2 06 Kg.
	DIREÇÃO DE FLUXO DA ROTA DE FUGA.
	SAÍDA FINAL DA ROTA DE FUGA.
	ACESSO DA VIATURA NA EDIFICAÇÃO E ÁREA DE RISCO
	ACIONADOR DE BOMBA DE INCÊNDIO - (Botão Tipo Liga e Desliga)
	SISTEMA DE HIDRANTE SIMPLES.
	REGISTRO DE RECALQUE COM VÁLVULA DE RETENÇÃO.
	BOMBA DE INCÊNDIO.
	RESERVA DE INCÊNDIO.
	CENTRAL DE DETECÇÃO E ALARME.
	AVISADOR SONORO TIPO SIRENE.
	ACIONADOR MANUAL DO SISTEMA DE DETECÇÃO E ALARME.
	ACIONADOR MANUAL DO SISTEMA DE DETECÇÃO E ALARME.
	PONTO DE ILUMINAÇÃO DE EMERGÊNCIA
	PLACA INDICATIVA DE "SAÍDA" FUNDO VERDE E ESCRITA FOTOLUMINESCENTE.
	SAÍDA DE EMERGÊNCIA - INDICAÇÃO ROTA DE FUGA.
	PLACA INDICATIVA ROTA DE FUGA - FUNDO VERDE E ESCRITA FOTOLUMINESCENTE.
	PLACA INDICATIVA ROTA DE FUGA - FUNDO VERDE E ESCRITA FOTOLUMINESCENTE.

SIMBOLOGIA DE SINALIZAÇÃO DE ORIENTAÇÃO E SALVAMENTO			
		SÍMBOLO RETANGULAR FUNDO VERDE PICTOGRAMA FOTOLUMINESCENTE	
		SÍMBOLO RETANGULAR FUNDO VERDE PICTOGRAMA FOTOLUMINESCENTE	
		SÍMBOLO RETANGULAR FUNDO VERDE PICTOGRAMA FOTOLUMINESCENTE	
		SÍMBOLO RETANGULAR FUNDO VERDE PICTOGRAMA FOTOLUMINESCENTE	
		SÍMBOLO RETANGULAR FUNDO VERDE PICTOGRAMA FOTOLUMINESCENTE	

ESPAÇO DESTINADO AO USO EXCLUSIVO DO CBMMT:

PROCESSO DE SEGURANÇA CONTRA INCÊNDIO E PÂNICO

(x) NOVO () ATUALIZAÇÃO DE PSOP Nº: () SUBSTITUIÇÃO DE PSOP Nº:

TÍTULO DO DESENHO:
H-Serviço de Saúde e Institucional -H6-Clinica e consultório médico
OCUPAÇÃO:
SERVIÇO DE SAÚDE E INSTITUCIONAL
RAZÃO SOCIAL:
PREFEITURA MUNICIPAL DE VÁRZEA GRANDE
NOME FANTASIA:
CENTRO ESPECIALIZADO EM REABILITAÇÃO - CER II (FÍSICA E INTELECTUAL)
CNPJ/CNP: 03.507.548/0001-10
ENDEREÇO:
AVENIDA PRES. ARTUR BERNARDES-LOT. JD. AEROPORTO - CENTRO SUL - VÁRZEA GRANDE - MT
RESPONSÁVEL TÉCNICO:

Nome: Lincoln Tabosa Barth
Título: Engenheiro Civil e de Seg. do Trabalho
Registro: MT 029726



CORPO DE BOMBEIRO MILITAR
POLO VARZEA GRANDE CRBM I

Protocolo de Acompanhamento de Documento

Número do Documento: **CBMTER202313803**

Número do Protocolo: **tvGQpvSfvB**

Data/Hora: 26/06/2023 10:26:21

Atenção: Para consultar o andamento do seu documento acesse
<https://www.sigadoc.mt.gov.br/sigaex/public/app/processoautenticar?n=tvGQpvSfvB>



ANEXO B - NTCB 01
ESTADO DE MATO GROSSO
CORPO DE BOMBEIROS MILITAR
DIRETORIA DE SEGURANÇA CONTRA INCÊNDIO E PÂNICO



REQUERIMENTO PADRÃO		
Venho requerer a prestação dos serviços desse órgão conforme especificado		
1. IDENTIFICAÇÃO DO SERVIÇO SOLICITADO (Marcar somente um serviço)		
Análise (Nº do Processo aprovado em caso de Alteração de dados)	☒ 1º Processo de Segurança Contra Incêndio e Pânico da edificação/local de risco	
	☐ Alteração de dados (Substituição)	Haverá acréscimo de área?
	☐ Alteração de dados (Atualização)	☐ sim ☐ não
	☐ Alteração de Razão Social/Pessoa Física, endereço e/ou CNPJ/CPF	
	☐ PTeT (edificações ou eventos temporários)	
Vistoria técnica (Nº do Processo aprovado)	☐ 1ª Vistoria na edificação/local de risco	
	☐ Retorno (Informar aqui o nº do 1º protocolo _____)	
	☐ Vistoria para renovação de Alvará	
	☐ Vistoria para eventos temporários/shows	
Procedimento Simplificado (PS)	☐	
Outros:	☐	(especificar)
2. IDENTIFICAÇÃO DA EDIFICAÇÃO OU LOCAL DE RISCO		
Razão Social: PREFEITURA MUNICIPAL DE VÁRZEA GRANDE		
Nome Fantasia/Evento: CENTRO ESPECIALIZADO EM REABILITAÇÃO - CER II		CNPJ/CPF: 03.507.548/0001-10
Endereço: AVENIDA PRES. ARTHUR BERNARDES, LÔT JD AEROPORTO		Telefone: 65 99943-7154
Bairro: CENTRO SUL	Cidade: VÁRZEA GRANDE	CEP: 78135000
E-mail: saude.obrasvg@gmail.com		
Área construída (m²):	Área a construir (m²):	Área total (m²): 1.408,06
Ocupação: H-SERVIÇO DE SAÚDE E INSTITUCIONAL	Divisão: H-6	Risco: BAIXO
3. DADOS DO RESPONSÁVEL TÉCNICO PELO PSCIP		
Nome: LINCOLN TABOSA BARTH		Nº CREA/CAU: MT029726
E-mail: engcivil.lbarth@gmail.com		Telefone: 65 9985-1051
4. DADOS DO SIGNATÁRIO / RESPONSÁVEL PELO USO		
Nome: GONÇALO APARECIDO BARROS		CPF:
E-mail: saude.obrasvg@gmail.com		Telefone: 65 3632-1525
5. NOTIFICAÇÃO PRÉVIA		
Fica o requerente previamente notificado de que:		
5.1. O Alvará de Segurança Contra Incêndio e Pânico (ASCIP) será expedido pelo Corpo de Bombeiros Militar, desde que as edificações ou locais de risco vistoriados estejam com suas medidas de segurança contra incêndio e pânico instaladas de acordo com respectivo processo aprovado, ou ainda, desde que sanadas as observações apontadas em vistoria técnica.		
5.2. Os Processos de Segurança Contra Incêndio e Pânico, os Alvarás de Segurança Contra Incêndio e Pânico, os relatórios de vistorias, as consultas prévias, os pareceres técnicos, as informações técnicas e outros documentos, quando não retirados no prazo de 90 (noventa) dias após o término do tempo estipulado pelo Corpo de Bombeiros Militar para tramitação destes documentos, serão descartados.		
5.3. As edificações ou locais de riscos somente poderão ser habitadas ou entrarem em funcionamento mediante a liberação do Alvará de Segurança Contra Incêndio e Pânico do Corpo de Bombeiros Militar.		
5.4. Ficam identificadas, as pessoas físicas e jurídicas, tais como o proprietário, responsável pelo uso, síndico, locatário, comodatário, arrendatário e responsáveis técnicos que responderão, civil e criminalmente, pelos danos/sinistros decorrentes da infração das medidas de segurança contra incêndio e pânico previstas na legislação em vigor.		
5.5. O interessado deverá acompanhar o andamento de seu processo no Sistema de Protocolo do Estado de Mato Grosso.		
 Assinatura	Protocolo nº: CBM-TER-2023/13803	UBM: 2º BBr
	Data de Entrada: 26/10/2023	
Mensagem:	Horário: 10:25	
 Carimbo e assinatura do atendente		