



ELEVATÓRIA AGUA TRATADA PARA RAP FLORAIS 2.500M3						
RELAÇÃO DE MATERIAIS						
ITEM	DESCRIÇÃO	DN	DN2	PN	COMPRIM.(mm)	QUANTIDADE
01	Tubo com flange e ponta para junta elástica JGS	600	-	10	1300	1
02	Curva 90° com flanges	600	-	10	-	2
03	Tubo com flanges	600	-	10	220	1
04	Tubo com flanges	600	-	10	1000	1
05	Registro chato flanges cunha metálica, com volante, sem by-pass e sem redutor	600	-	10	-	1
06	Tê com flanges	600	-	10	-	1
07	Tubo com flanges	600	-	10	2000	1
08	Tê Redução com flanges	600	400	10	-	1
09	Flange cego	600	-	10	-	1
10	Tubo com flanges	400	-	10	1500	1
11	Tê com flanges	400	-	10	-	2
12	Toco com flanges	400	-	10	500	3
13	Tubo com flanges	400	-	10	810	1
14	Curva 90° com flanges	400	-	10	-	4
15	Toco com flanges	400	-	10	250	4
16	Válvula borboleta com flanges e volante na posição 1	400	-	10	-	4
17	Junta de desmontagem travada axialmente	400	-	10	-	4
18	Redução com flanges excêntrica	400	250	10	-	2
19	Redução com flanges concêntrica	400	250	10	-	2
20	Valvula de retenção simples	400	-	10	-	2
21	Tubo com flanges	400	-	10	210	2
22	Tubo com flange e ponta para junta elástica JGS	400	-	10	4100	1
-	Arruela ABF10	600	-	10	-	9
-	Arruela ABF10	400	-	10	-	19
-	Arruela ABF10	250	-	10	-	4
-	Parafuso PN 10	600	-	10	Ø27 x 120mm	180
-	Parafuso PN 10	400	-	10	Ø24 x 110mm	304
-	Parafuso PN 10	250	-	10	Ø20 x 90mm	48

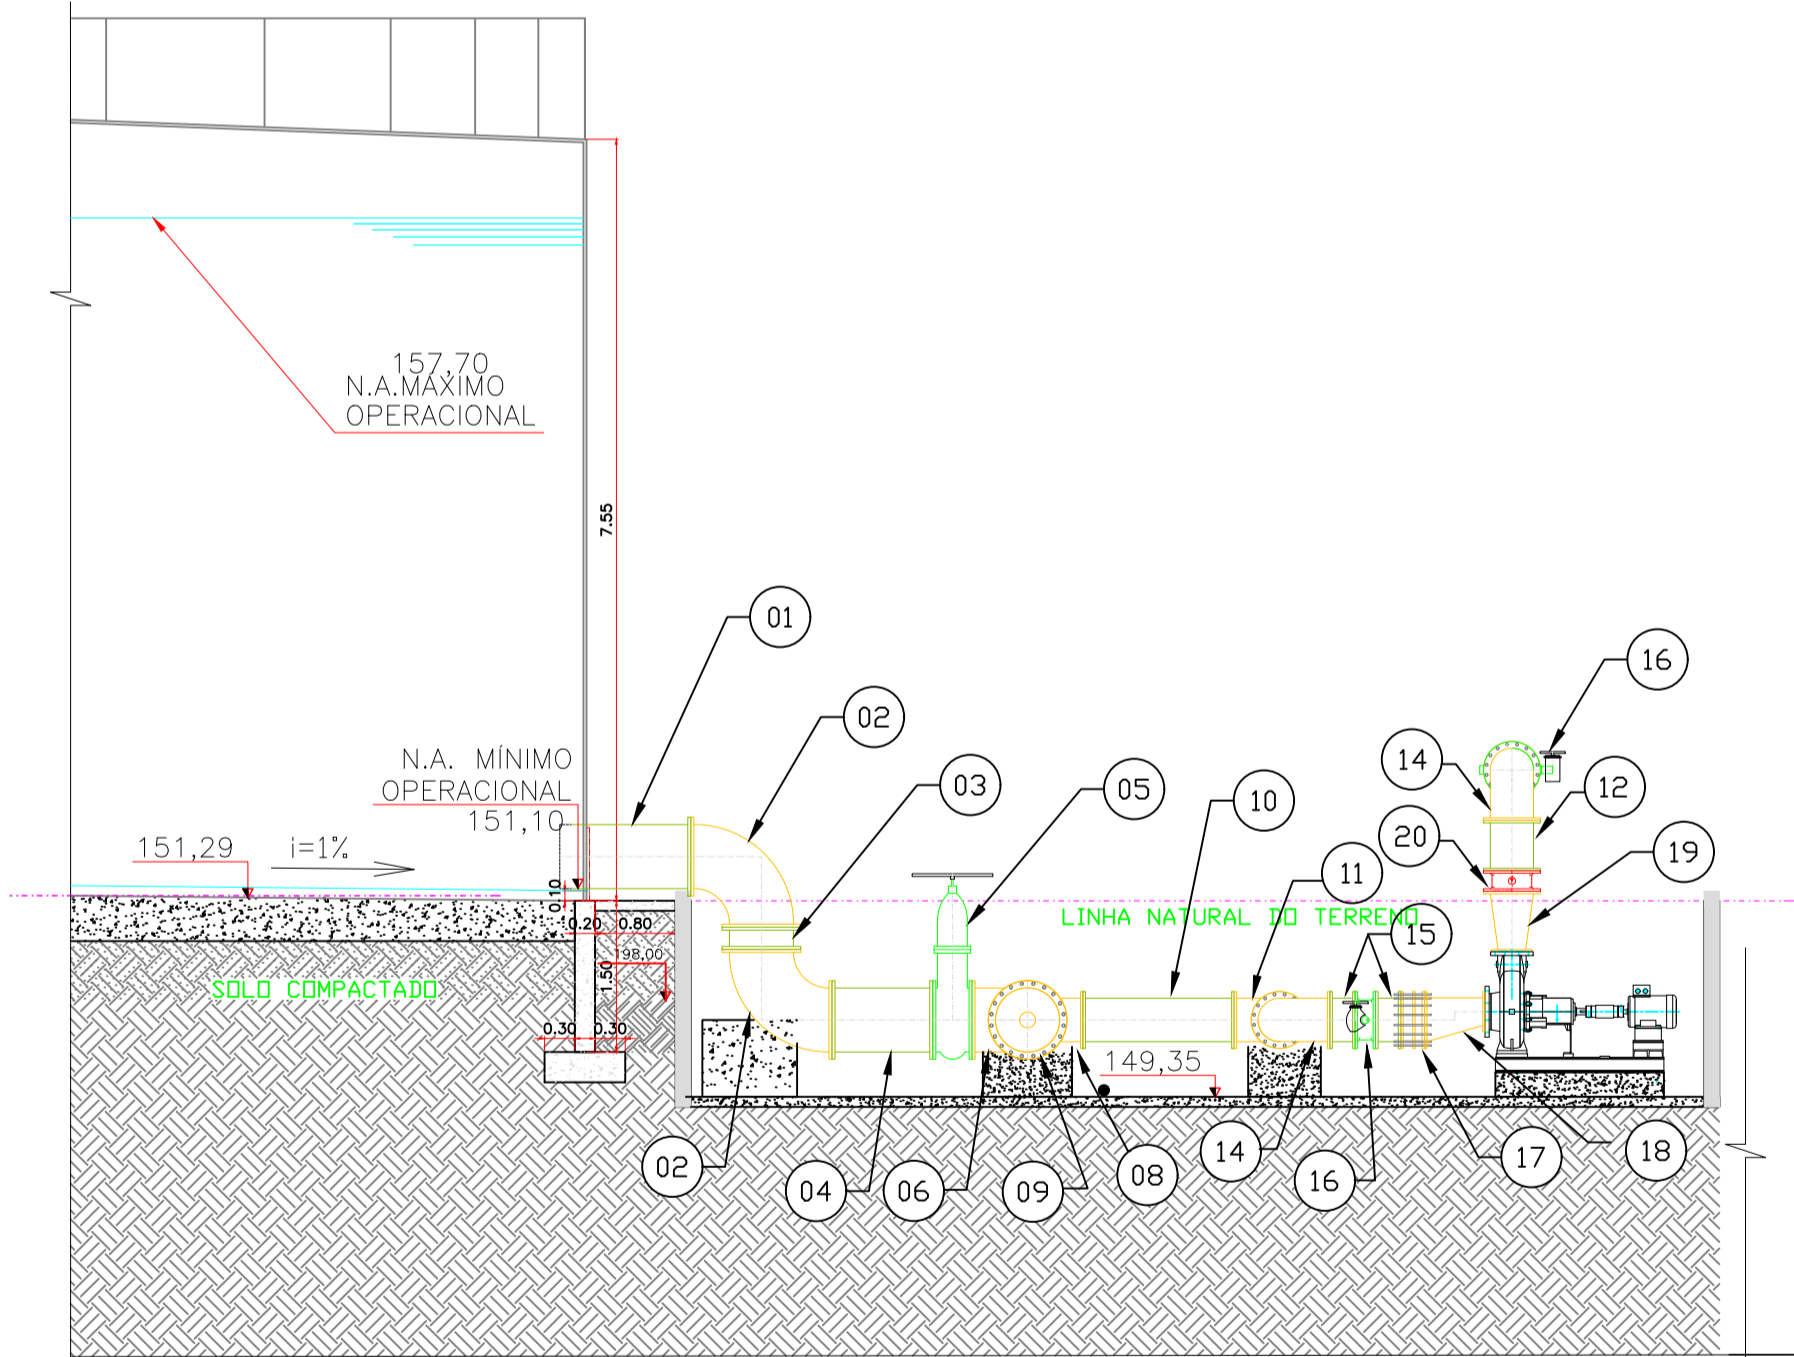

CORTE -AA
ESCALA 1: 100

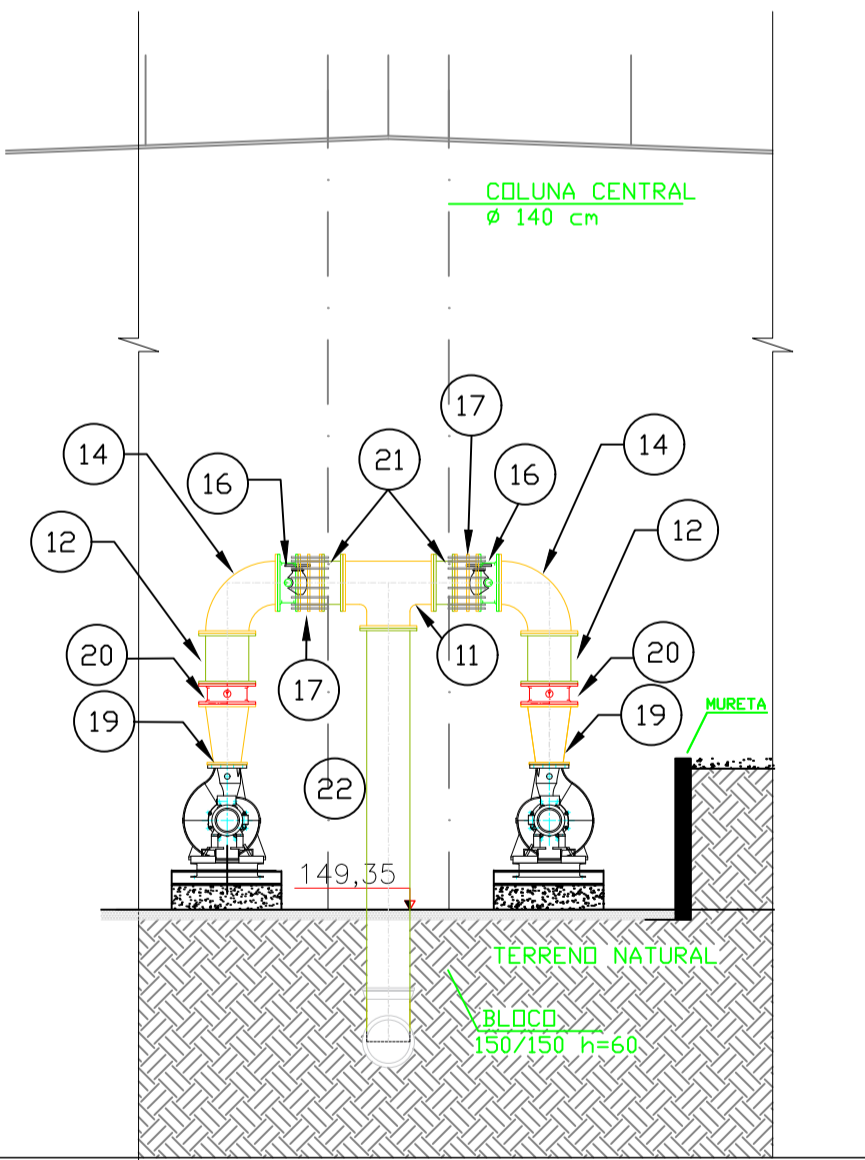

CORTE -BB
ESCALA 1: 100

R00	17/12/21	Versão Inicial do Projeto
REV. Nº	DATA	DESCRIÇÃO

AUTOR DO PROJETO:
EXCELÊNCIA ENGENHARIA E MEIO AMBIENTE LTDA EPP
00.564.373/0001-95
Eng. Fernando dos Santos Sanchez
CREA 121207/MT

INTERESSADO:
DAE - DEPARTAMENTO DE ÁGUA E ESGOTO DE VÁRZEA GRANDE
CNPJ: 02.555.079/0001-42

EMPREENHIMENTO:
ETA- BOM SUCESSO - VG/MT

ENDEREÇO:
Rod MT 050, Jardim Botânico, Várzea Grande - MT
Latitude: 15°42'37.08"S/ Longitude: 56° 8'12.10"O

ASSUNTO:
ETA - RAP
Planta Baixa - Barrilhe adutora

NOMENCLATURA:

DATA:
12/08/2021

ESCALA:
INDICADA

FOLHA:

001/002