


PLANTA BAIXA

ESCALA: 1/75

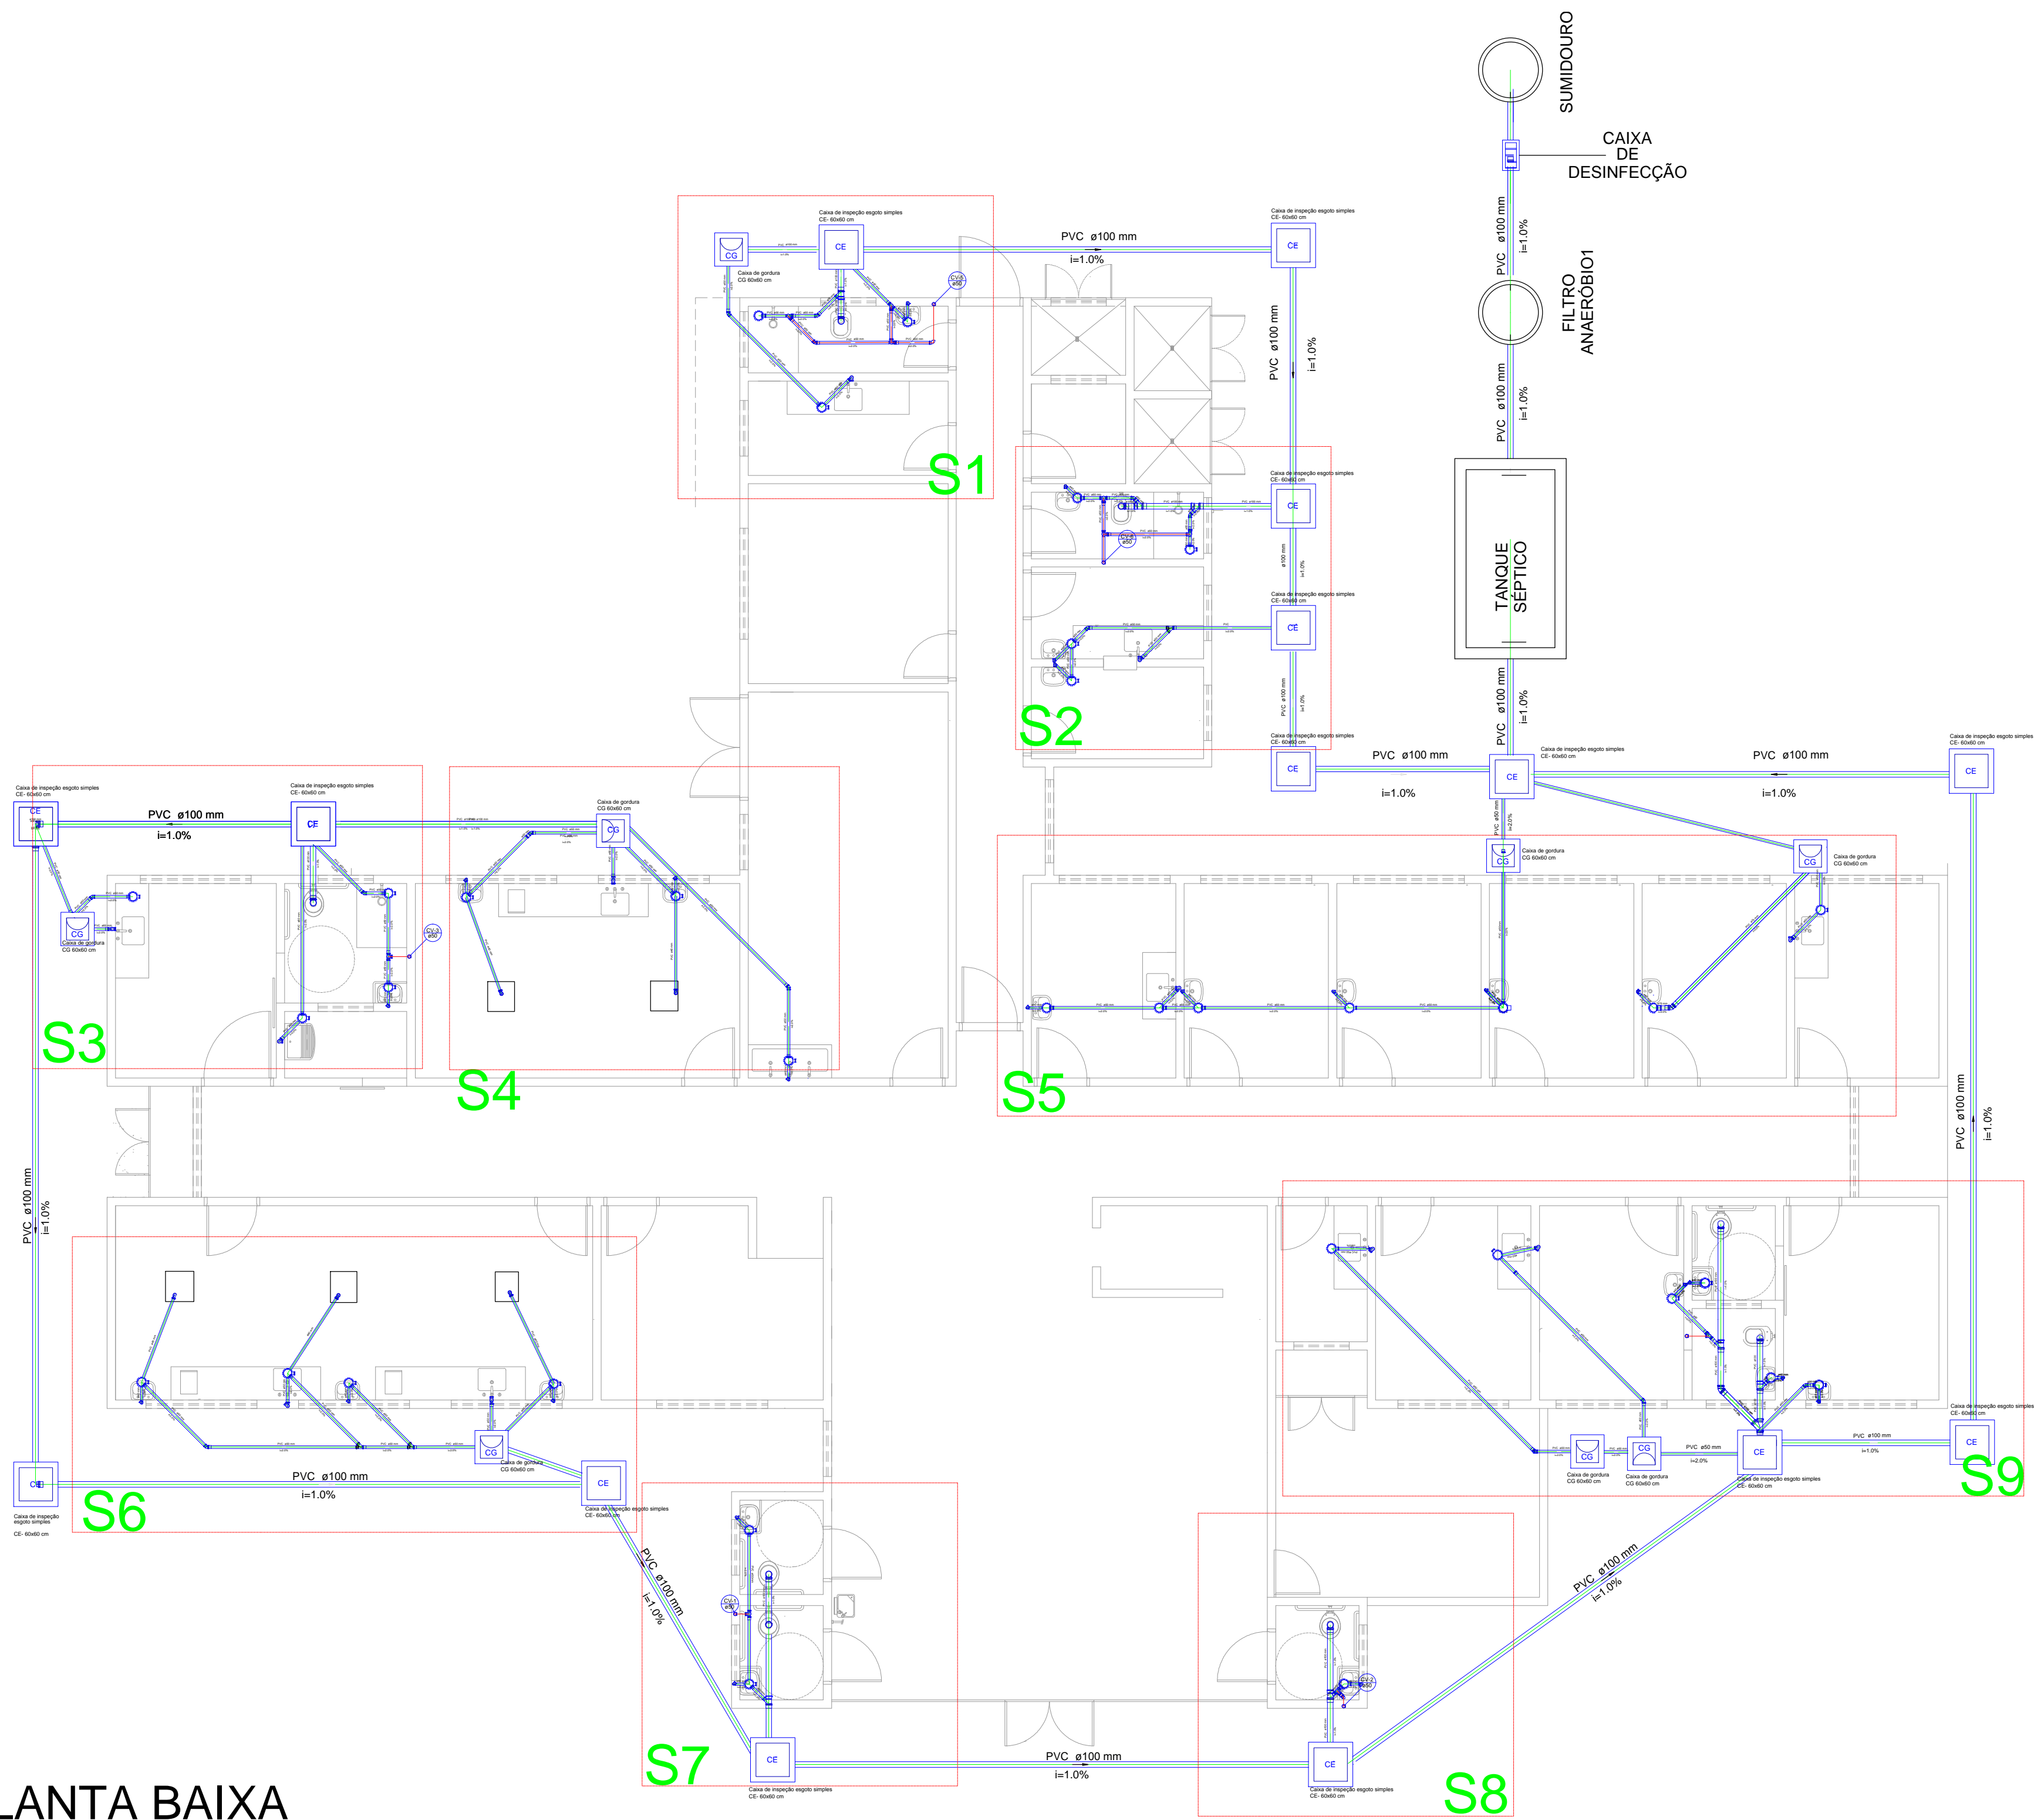

Legenda	
	Bebedouro
	Caixa Sifonada
	Caixas Inspeção Esgoto Simples
	Caixas de Gordura
	Joelho 45
	Joelho 90- columa
	Junção simples
	Lavatório Residencial com sifão
	Lavatório de Uso Geral
	Pia de Cozinha Industrial - Lavagem de panelas com Sifão
	Pia de Cozinha Industrial - Preparação com Sifão
	Ramais de Ventilação
	Tanque de Lavar Roupas DN 50mm
	Vaso Sanitário c/ curva 90°
	Vaso Sanitário c/ junção e curva 45°

Carimbo do CREA		Carimbo da Prefeitura	
<div><b>PREFEITURA MUNICIPAL DE VÁRZEA GRANDE</b> <b>SECRETARIA MUNICIPAL DE SAÚDE</b>  <b>Superintendência de obras e planejamento</b></div>			
<b>Tipo de Obra:</b>	Institucional	<b>Modalidade:</b>	Construção
<b>Obra:</b>	UNIDADE BÁSICA DE SAÚDE SÃO MATEUS II - PORTE III		
<b>Proprietário:</b>	Prefeitura Municipal de Varzea Grande - MT		
<b>Endereço:</b>	Rua Camelita Fernandes, S/nº, bairro são mateus Várzea Grande -MT		
<b>Autor do Projeto:</b>			
<b>Responsável Técnico p/ obra:</b>			
<b>Projeto:</b>		<div><b>FOLHA Nº</b> <b>01</b> <b>03</b></div>	
<b>Assunto:</b> PROJETO DE INSTALAÇÕES SANITÁRIAS - PLANTA BAIXA		<b>Quadro de Áreas</b> Área do terreno= 1.511,70m² Área da edificação= 445,75m²	
<b>Data:</b> Janeiro/2018	<b>ART:</b>	<b>Escala:</b> Indicada	
<b>Arquivo:</b> Projetos padrão Ministério da Saúde		<b>Desenho:</b> Jucimare Cristina Martins	