




TANQUE SÉPTICO
PLANTA BAIXA

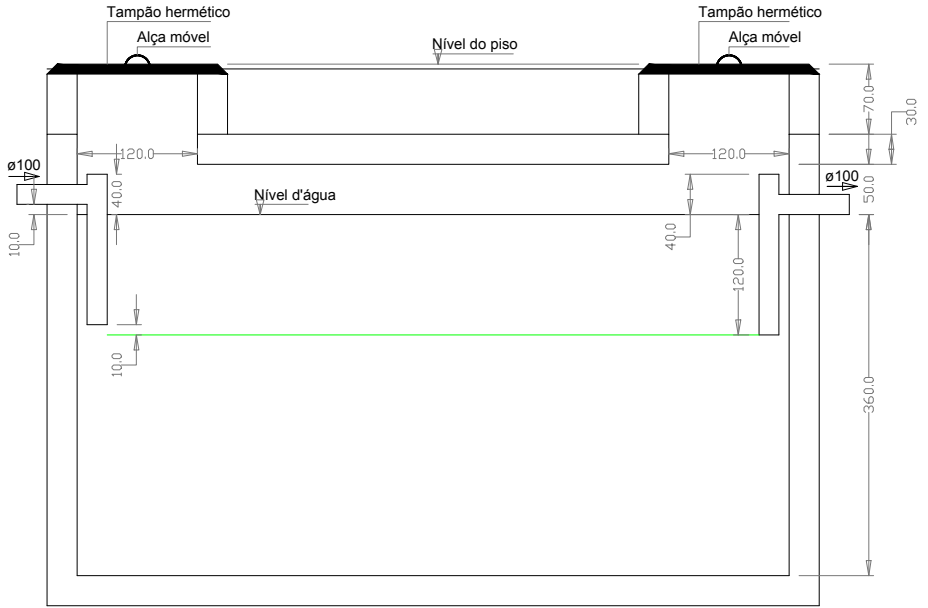

TANQUE SÉPTICO
CORTE

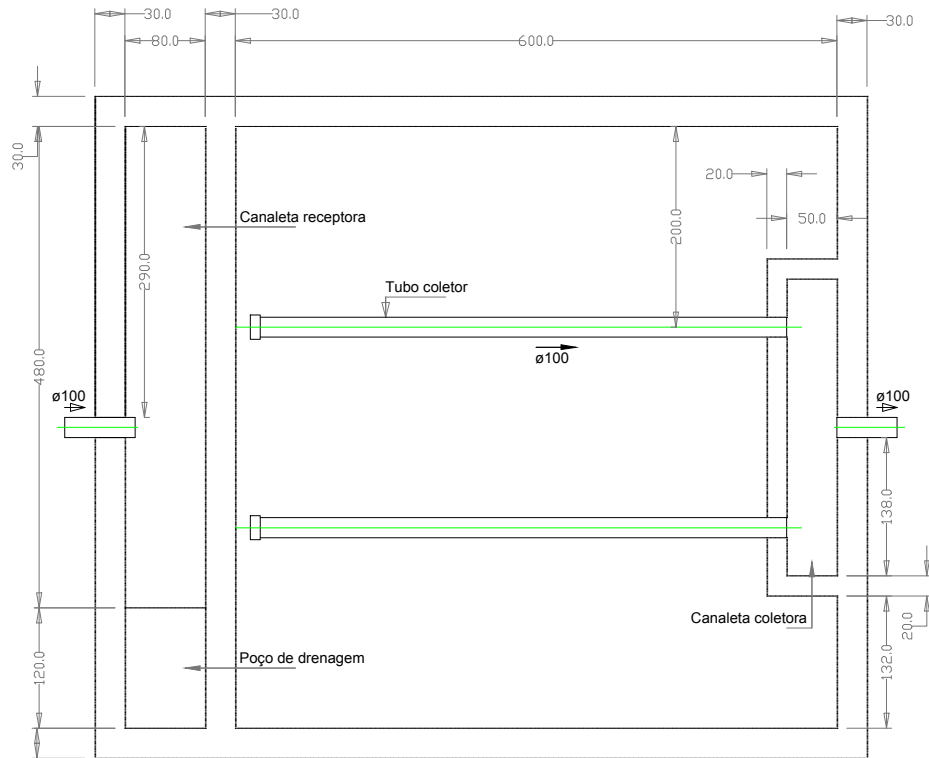

FILTRO ANAERÓBIO
PLANTA BAIXA

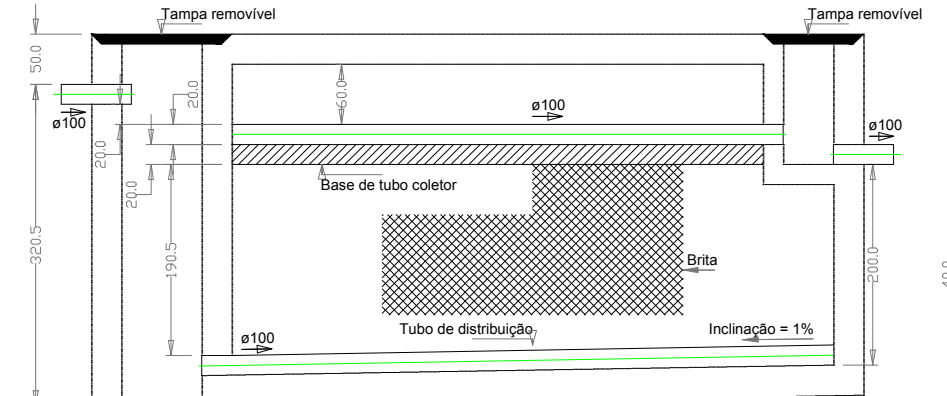

FILTRO ANAERÓBIO
CORTE

C:\Users\User\Desktop\unnamed.jpg	PREFEITURA MUNICIPAL DE VÁRZEA GRANDE Av. Castelo Branco, Espaço Municipal, 2500 - Centro Sul, Várzea Grande /MT CEP 78125-700 - FONE/FAX: 65 3688 8000		AUTOR DO PROJETO: FELIPE AUGUSTO TEZOLIN CREA-MT N°MT041090	DATA: 27/08/2018 ESCALA: 1/75
	PROJETO: PARQUE BERNECK (ESGOTO SANITÁRIO)	LOCALIZAÇÃO: Cruzamento da Avenida Gal. Couto Magalhães, com Avenida João Ponce de Arruda no Município de Várzea Grande	DESENHISTA: FELIPE AUGUSTO TEZOLIN	FOLHA N°: 06/07
		ASSUNTO: PLANTA ESGOTO ADMINISTRATIVO DETALHAMENTO SISTEMA 2		