


Legenda	
	Caixa Sifonada
	Caixa de interligação
	Chuveiro Residencial
	CurVar 45°
	Curva 45 Longa para Esgoto Sanitário
	Curva 90 curta
	Joelho 45°
	Junção invertida
	Junção simples
	Lavatório Residencial com sifão
	Lavatório de Uso Geral
	Luva de correr
	Máquina de Lavar Louças- DN 50mm
	Pia de Cozinha Residencial com Sifão 50mm
	Ramais de Ventilação
	Te sanitário
	Vaso Sanitário c/ curva 90°

Legenda detalhada	
Caixa Sifonada	
PVC Acessórios	
Caixa sifonada	1pc
Caixa de interligação	
Caixas de Passagem	
Caixa de interligação	
CI - DN 100	1pc
Chuveiro Residencial	
PVC Acessórios	
Caixa sifonada	1pc
150x150x50	
CurVar 45°	
PVC Esgoto	
CurVar 45°	1pc
40 mm	
Curva 45 Longa para Esgoto Sanitário	
PVC Esgoto	
Curva 45 longa	1pc
100 mm	
Curva 90 curta	
PVC Esgoto	
Curva 90 curta	1pc
75 mm	
Joelho 45	
PVC Esgoto	
Joelho 45	1pc
100 mm	
Junção invertida	
PVC Esgoto	
Junção invertida	1pc
100 mm x 50 mm	
Junção simples	
PVC Esgoto	
Junção simples	1pc
100 mm - 100 mm	
Lavatório Residencial com sifão	
PVC Acessórios	
Sifão de copo p/ pia e lavatório	
1" - 1.1/2"	1pc
Válvula p/ lavatório e tanque	
1"	1pc
PVC Esgoto	
Curva 90 curta	
40 mm	1pc
Joelho 90 c/anel p/ esgoto secundário	
40 mm - 1.1/2"	1pc
Tubo rígido c/ ponta lisa	
40 mm	0.6m
Lavatório de Uso Geral	
PVC Acessórios	
Sifão de copo p/ pia e lavatório	
1" - 1.1/2"	1pc
Válvula p/ lavatório e tanque	
1"	1pc
PVC Esgoto	
Curva 90 curta	
40 mm	1pc
Joelho 90 c/anel p/ esgoto secundário	
40 mm - 1.1/2"	1pc
Tubo rígido c/ ponta lisa	
40 mm	0.6m
Luva de correr	
PVC Esgoto	
Luva de correr	
100 mm	1pc
Máquina de Lavar Louças- DN 50mm	
PVC Esgoto	
Joelho 90	
50 mm	2pc
Tubo rígido c/ ponta lisa	
50 mm - 2"	0.6m
Pia de Cozinha Residencial com Sifão 50mm	
PVC Acessórios	
Sifão de copo p/ pia e lavatório	
1" - 2"	1pc
Válvula p/ pia	
1"	1pc
PVC Esgoto	
Joelho 90	
50 mm	2pc
Tubo rígido c/ ponta lisa	
50 mm - 2"	0.6m
Ramais de Ventilação	
PVC Esgoto	
Joelho 90	
50 mm	1pc
Tê sanitário	
100 mm - 50 mm	1pc
Te sanitário	
PVC Esgoto	
Tê sanitário	
100 mm - 50 mm	1pc
Vaso Sanitário c/ curva 90°	
PVC Esgoto	
Curva 90 curta	
100 mm	1pc

Lista de Materiais	
Caixas de Passagem	
Caixa de interligação	
CI - DN 100	1 pc
PVC Acessórios	
Caixa sifonada	6 pc
150x150x50	
Sifão de copo p/ pia e lavatório	8 pc
1" - 1.1/2"	2 pc
Válvula p/ lavatório e tanque	8 pc
1"	2 pc
Válvula p/ pia	
1"	
PVC Esgoto	
CurVar 45°	6 pc
40 mm	
Curva 45 longa	2 pc
100 mm	
Curva 90 curta	9 pc
100 mm	8 pc
Joelho 45	1 pc
100 mm	15 pc
40 mm	2 pc
50 mm	8 pc
75 mm	1 pc
Joelho 90	14 pc
50 mm	2 pc
75 mm	
Joelho 90 c/anel p/ esgoto secundário	8 pc
40 mm - 1.1/2"	
Junção invertida	1 pc
100 mm x 50 mm	
Junção simples	2 pc
100 mm - 50 mm	9 pc
40 mm x 40 mm	1 pc
Luva de correr	1 pc
100 mm	26 pc
50 mm	8 pc
Tubo rígido c/ ponta lisa	
100 mm - 4"	88.11 m
150 mm - 6"	6.49 m
40 mm	13.74 m
50 mm - 2"	13.59 m
75 mm - 3"	6.51 m
Tê sanitário	
100 mm - 50 mm	3 pc
100 mm - 75 mm	2 pc
50 mm - 50 mm	2 pc
75 mm - 50 mm	2 pc
Unidades de tratamento	
Alça	
Ferro	1 pc
Brita	
n°4	1.07 m³
Concreto	
Concreto	1.65 m³
Tampa	
Hermética	1 pc

7 PLANTA BAIXA NÍVEL RUA - SANITÁRIO

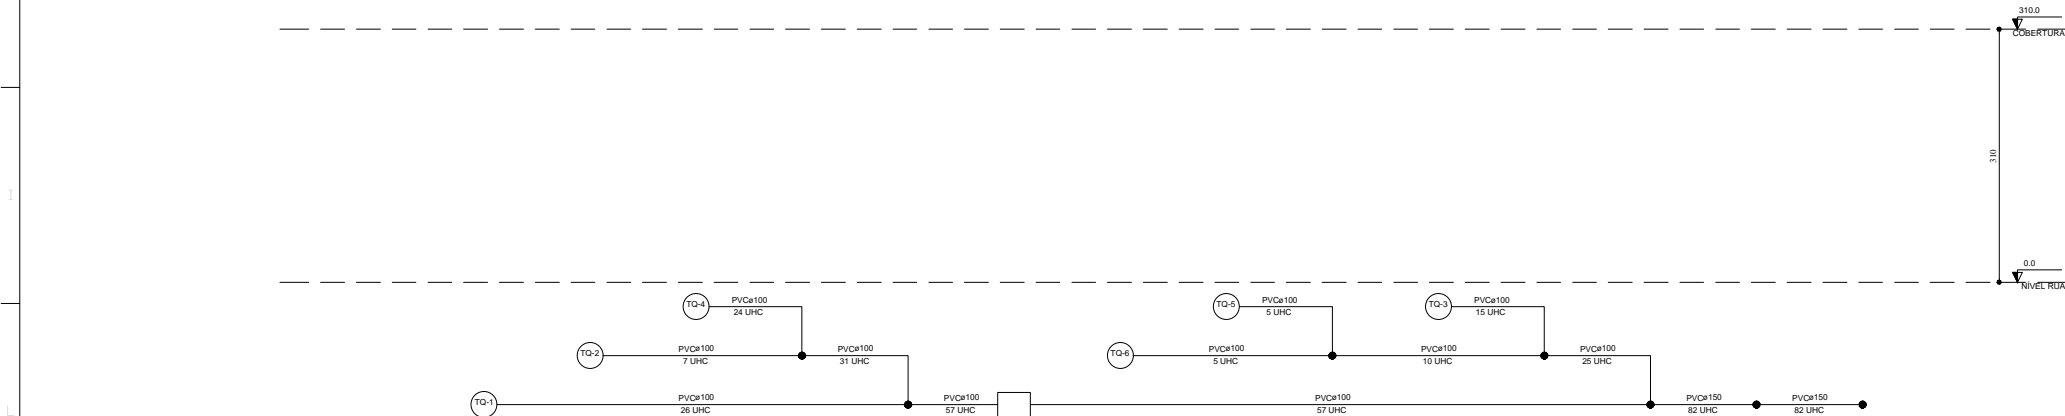

Esquema vertical sanitário
Escala: 1:50

8 ESQUEMA VERTICAL SANITÁRIO

Schuring & Schuring Ltda.
Escritório Técnico B.E.SCHURING – Projetos Estruturais
Av. XV de Novembro, 489 – Porto 2o. Andar – Cuiabá MT
Fone:(065) 321 9959 – Fax:(065) 623 5066 – Internet: Email – schuring@nutecnet.com.br

RES.P. TEC. EXECUÇÃO:

Eng. Civil

REVISÃO	REVISÃO				
EMIÇÃO	PROJETO PRELIMINAR			ANDRE S.	
	DISCRIMINAÇÃO	DATA	PROJ.	DES.	VERIF.
					APROV.

CENTRO CULTURAL ORLA DO PORTO - VG
PROJETO SANITÁRIO

ALAMEDA JÚLIO MULLER

CONTEÚDO:
PLANTA BAIXA NÍVEL RUA
ESQ. VERTICAL E LISTA DE MATERIAIS

DATA: 20/03/19
ESCALA: INDICADA

DIREITOS AUTORAIS RESERVADOS
VERIFICAR MEDIDAS NA OBRA
ARQUIVO

FOLHA No. 04