

- TUB. QUE SOBE
- X - NOME DA COLUNA
- Y - DIÂMETRO
- CV - COLUNA DE VENTILAÇÃO

TUBULAÇÕES


X - Y X - DIÂMETRO - Y - COMPRIMENTO (m)
Z Z - INCLINAÇÃO

ESTRUTURAS DE INSPEÇÃO/PASSAGEM


- CI - CAIXA DE INSPEÇÃO EM ALVENARIA - D: 0,50 x 0,50 x 1,50m
- CG - CAIXA DE GORDURA EM CONCRETO PRÉ MOLDADO - DN:40cm
- CS - CX. DE INSP. SIFONADA EM CONC. PRÉ MOLDADO - DN:40cm
- A PRIMEIRA CAIXA DE INSPEÇÃO DEVE COMEÇAR COM UMA ALTURA DE 50 CENTÍMETROS DE PROFUNDIDADE DE MODO A REDUÇÃO DA PROFUNDIDADE DOS RAMAIS DE ESGOTO.
- A CAIXA SIFONADA UTILIZADA NO MICTÓRIO DEVE APRESENTAR TAMPA CEGA
- AS CAIXAS SIFONADAS UTILIZADAS NO INTERIOR DA EDIFICAÇÃO DEVEM POSSUIR DISPOSITIVO DE ABRE E FECHA.

NOTAS:


- Para o correto dimensionamento do Sumidouro deve ser realizado o teste de percolação do solo no terreno de implantação da edificação.
- A instalação das bocas e medais constituintes deste projeto devem ser executadas de acordo com o respectivos manuais de fabricação.
- Toda tubulação é indicada com diâmetro em milímetros e comprimento em metros.
- O presente projeto foi elaborado sem o auxilio de levantamento topográfico, sendo assim as cotas de fundo (Tubulação e Caixas de Inspeção) foram adotadas considerando que o terreno seja plano em toda sua extensão.

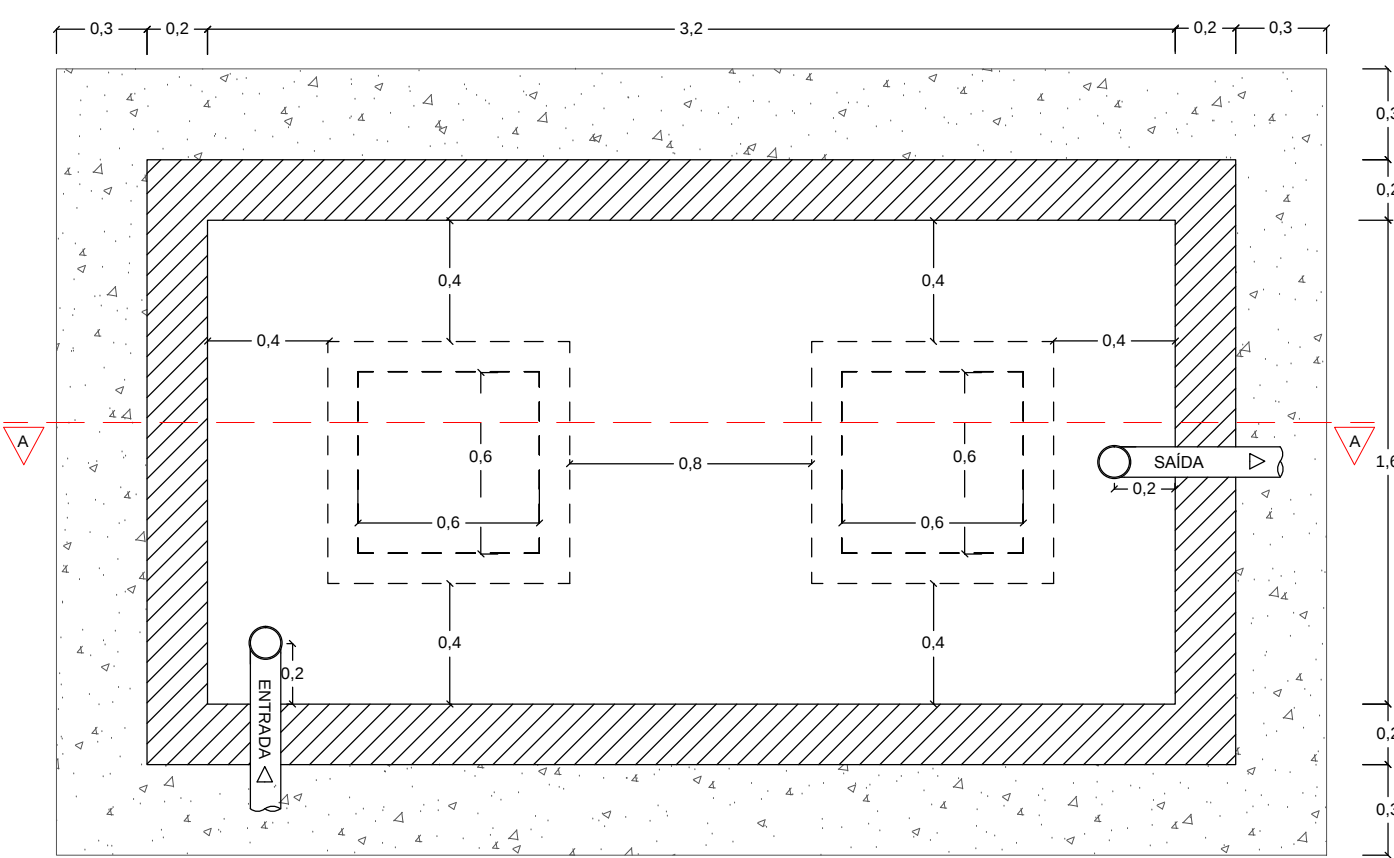


01 PLANTA BAIXA - TANQUE SÉPTICO
Esc.: 1:25

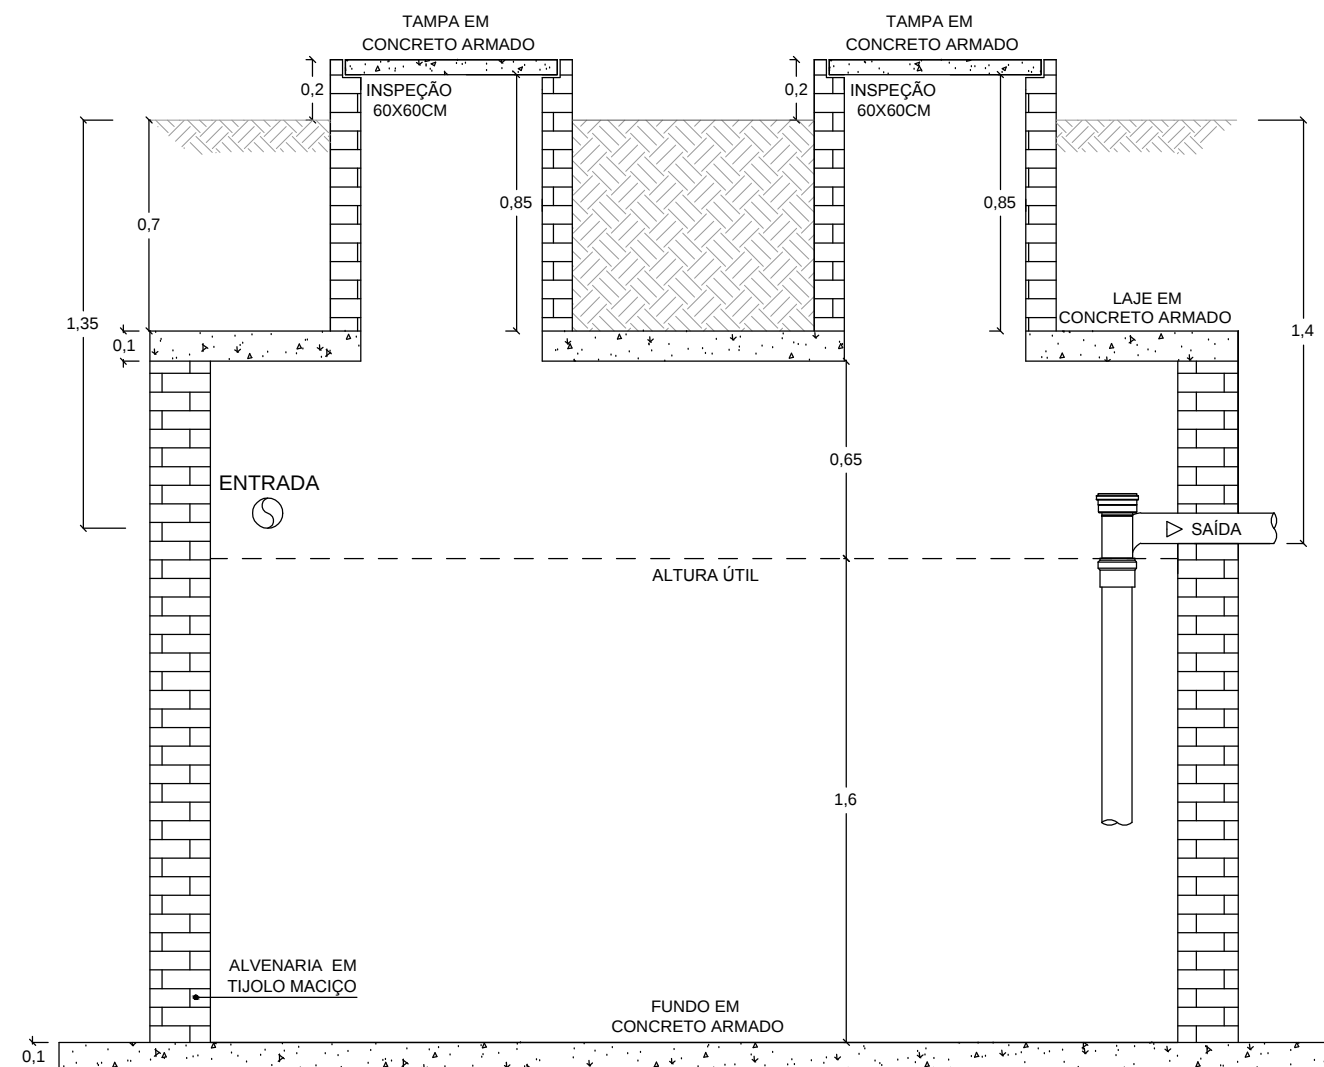


02 CORTES - TANQUE SÉPTICO
Esc.: 1:25

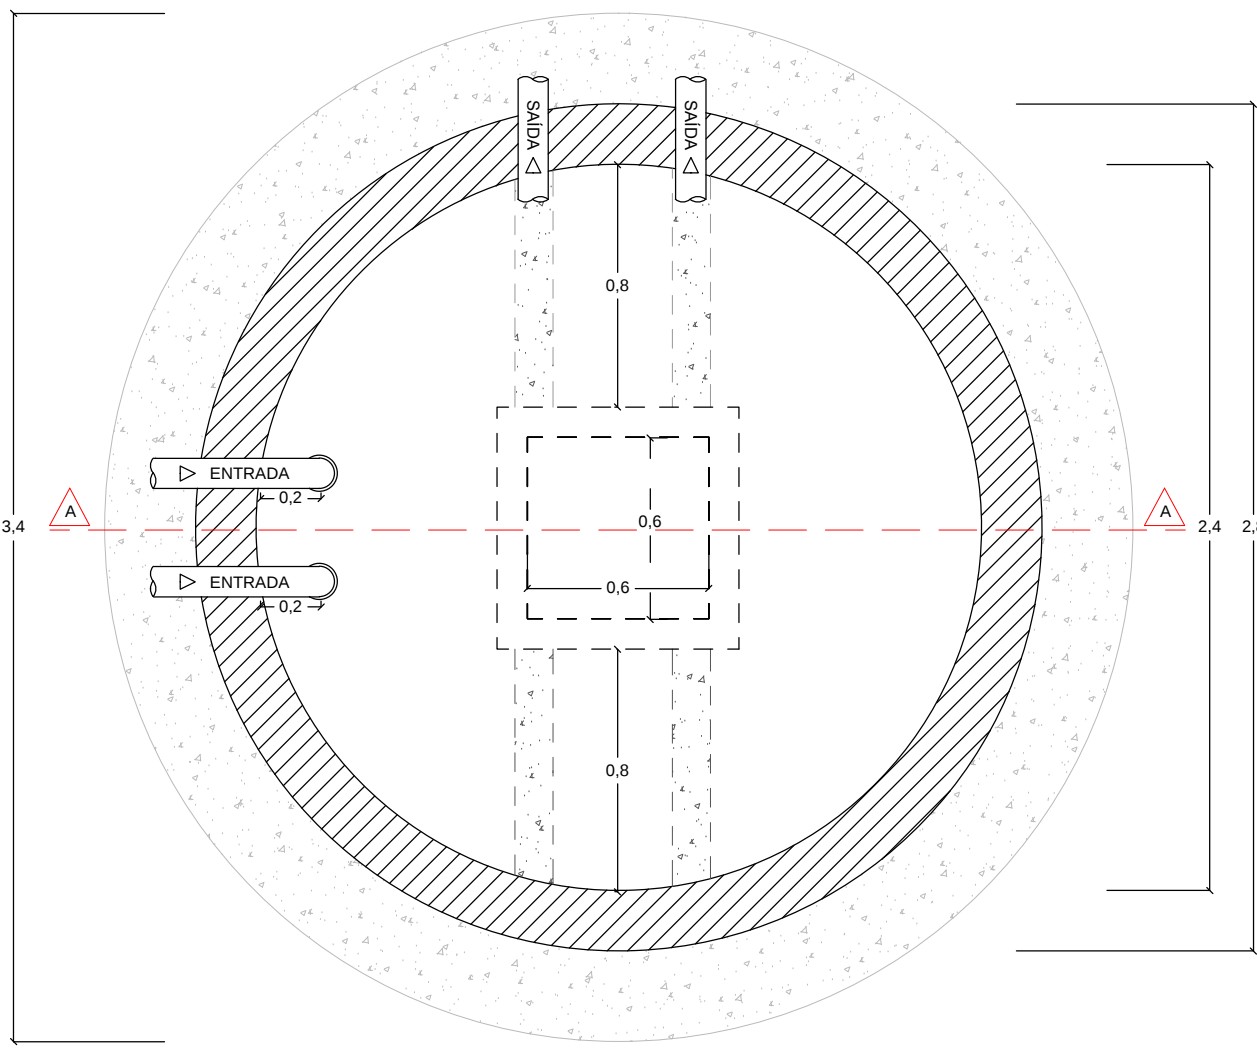


03 PLANTA BAIXA - FILTRO ANAERÓBIO
Esc.: 1:25

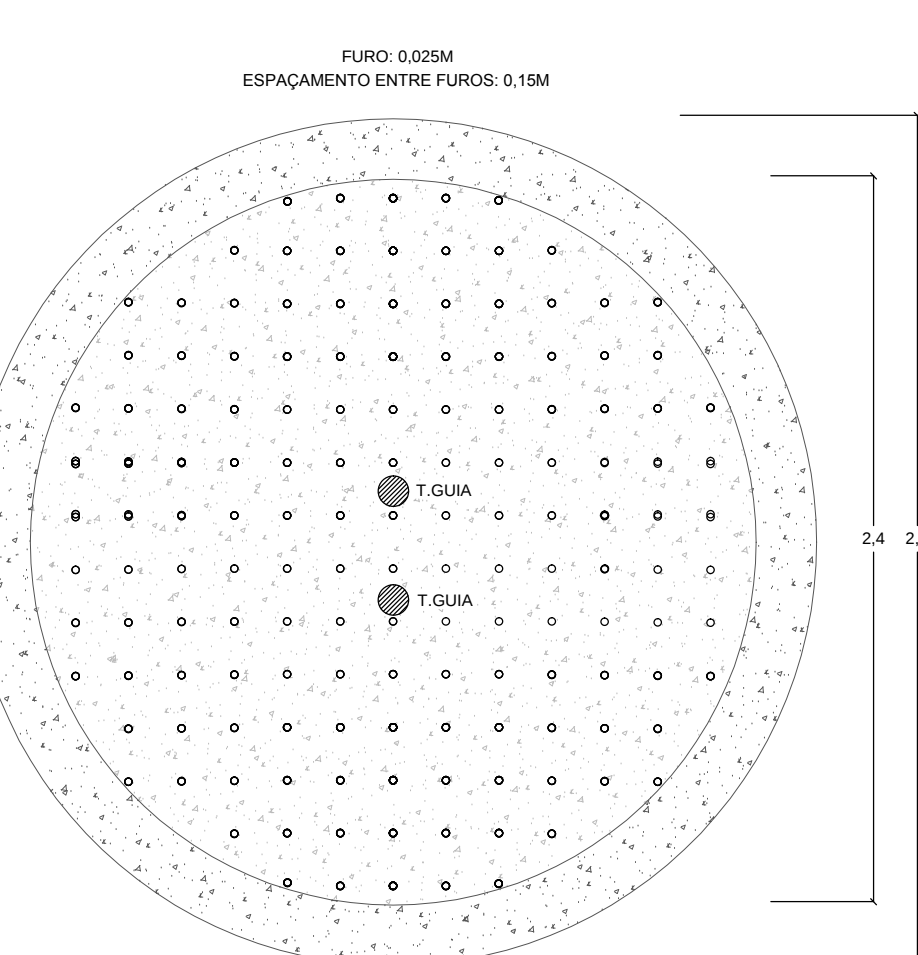


05 DET. FUNDO FALSO - FILTRO ANAERÓBIO
Esc.: 1:25

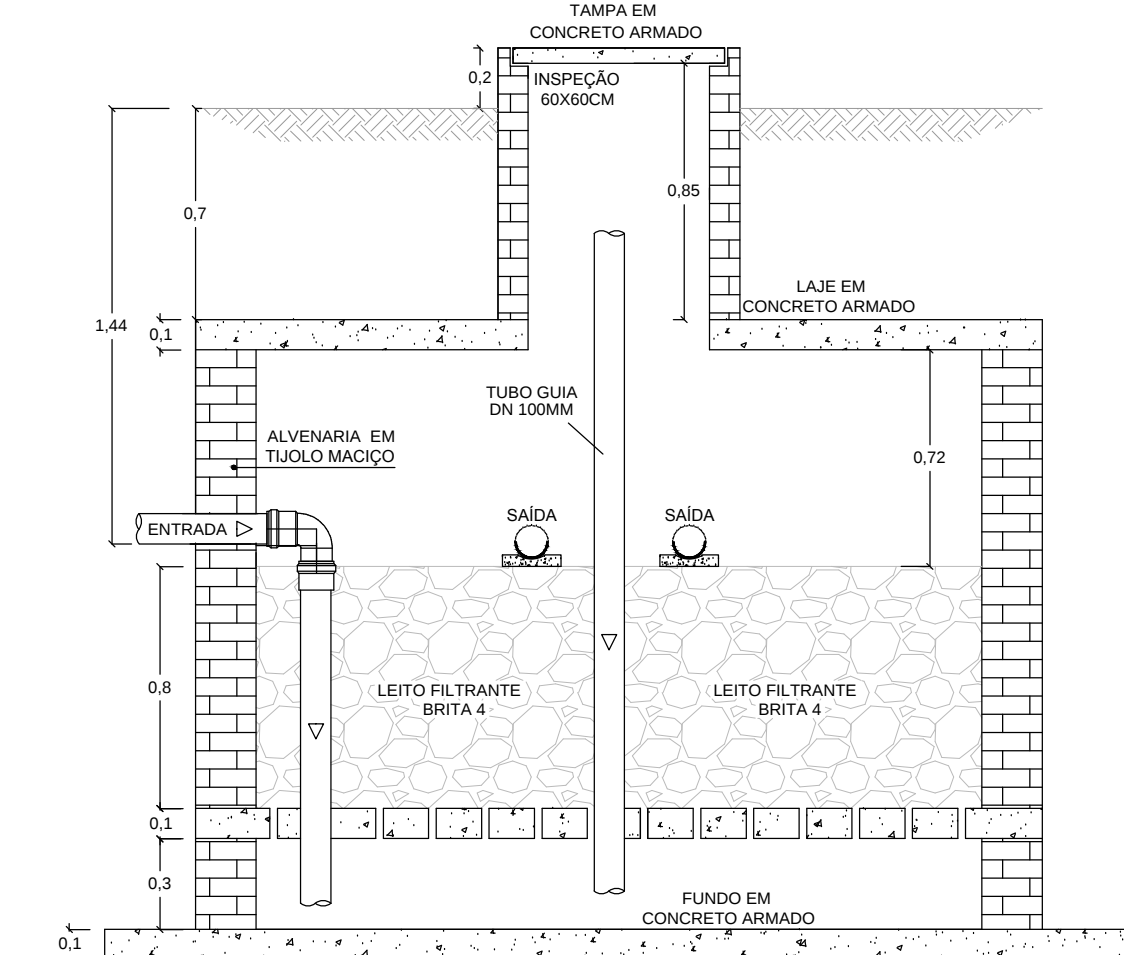


04 CORTES - FILTRO ANAERÓBIO
Esc.: 1:25

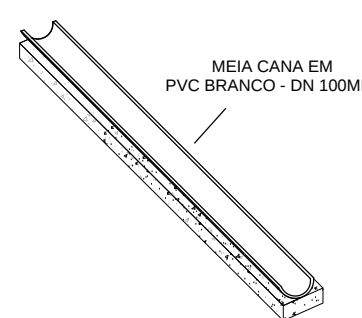


06 DET. CANALETA COLETORA
Esc.: 1:25

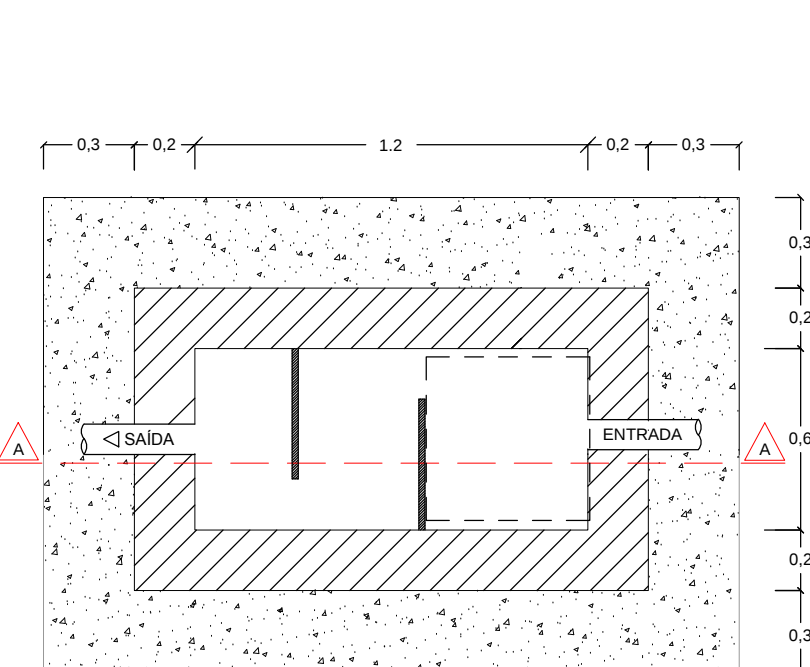


07 PLANTA BAIXA - TANQUE DE DESINFECÇÃO
Esc.: 1:25

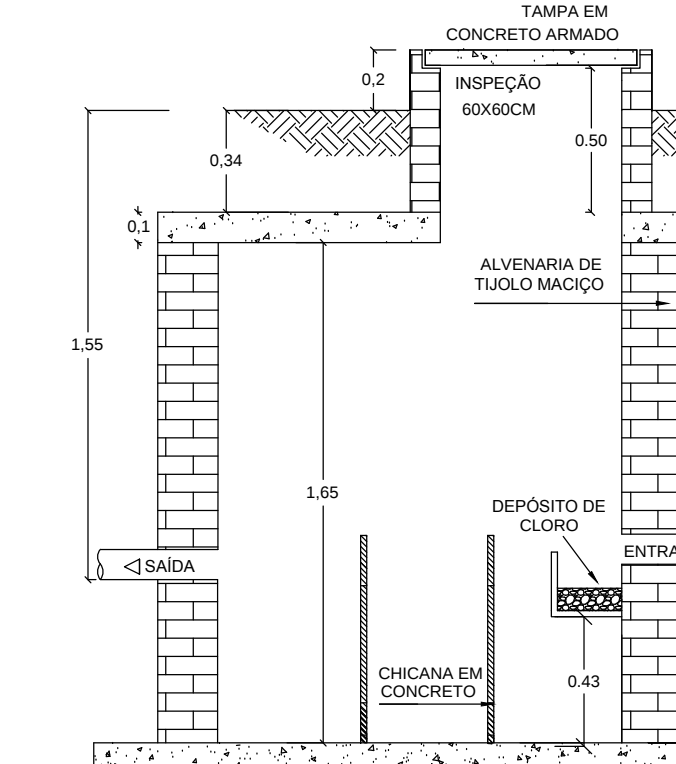


08 CORTES - TANQUE DE DESINFECÇÃO
Esc.: 1:25

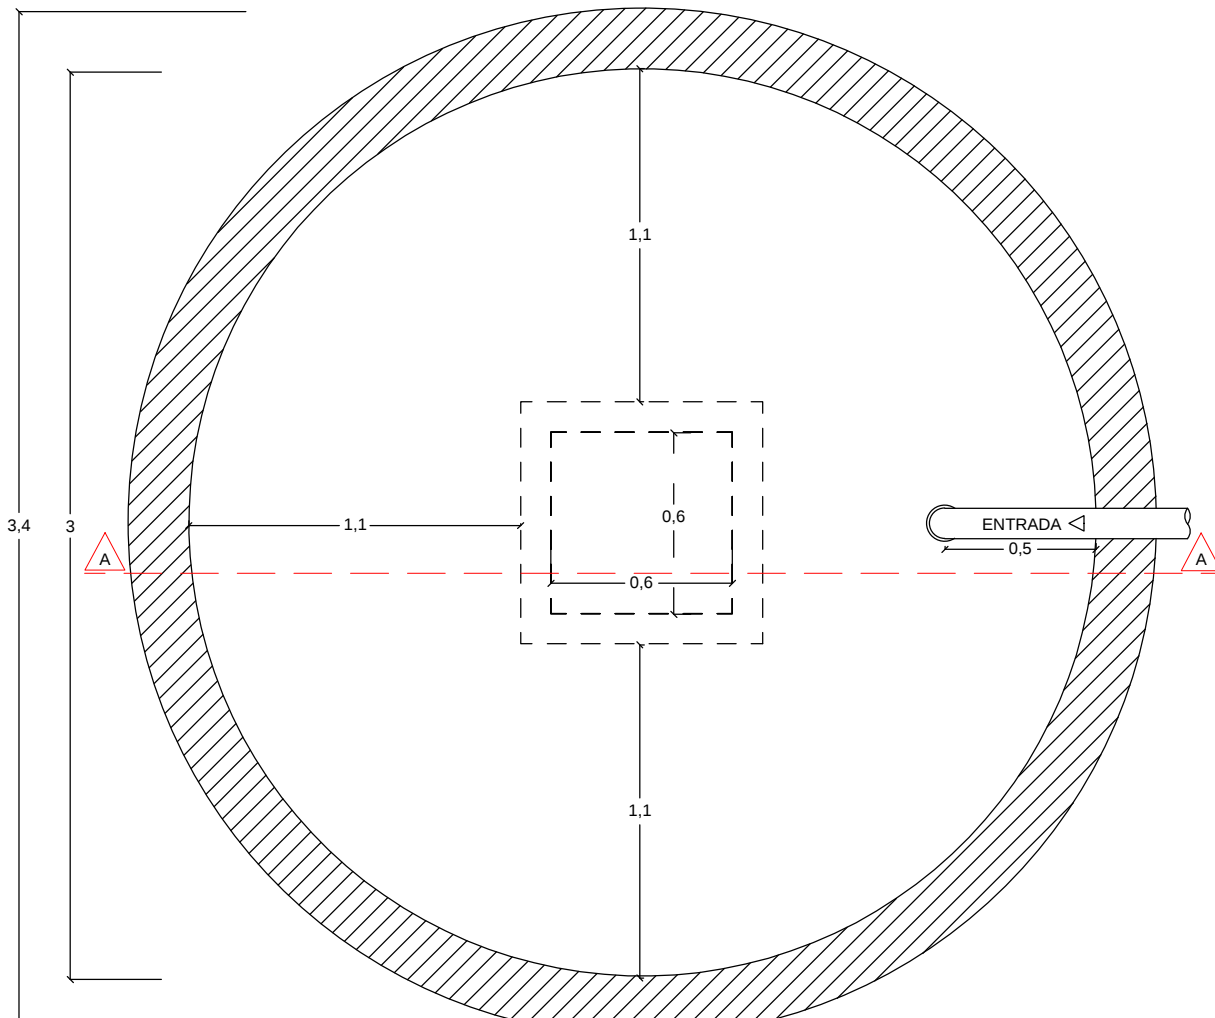


09 PLANTA BAIXA - SUMIDOURO
Esc.: 1:25

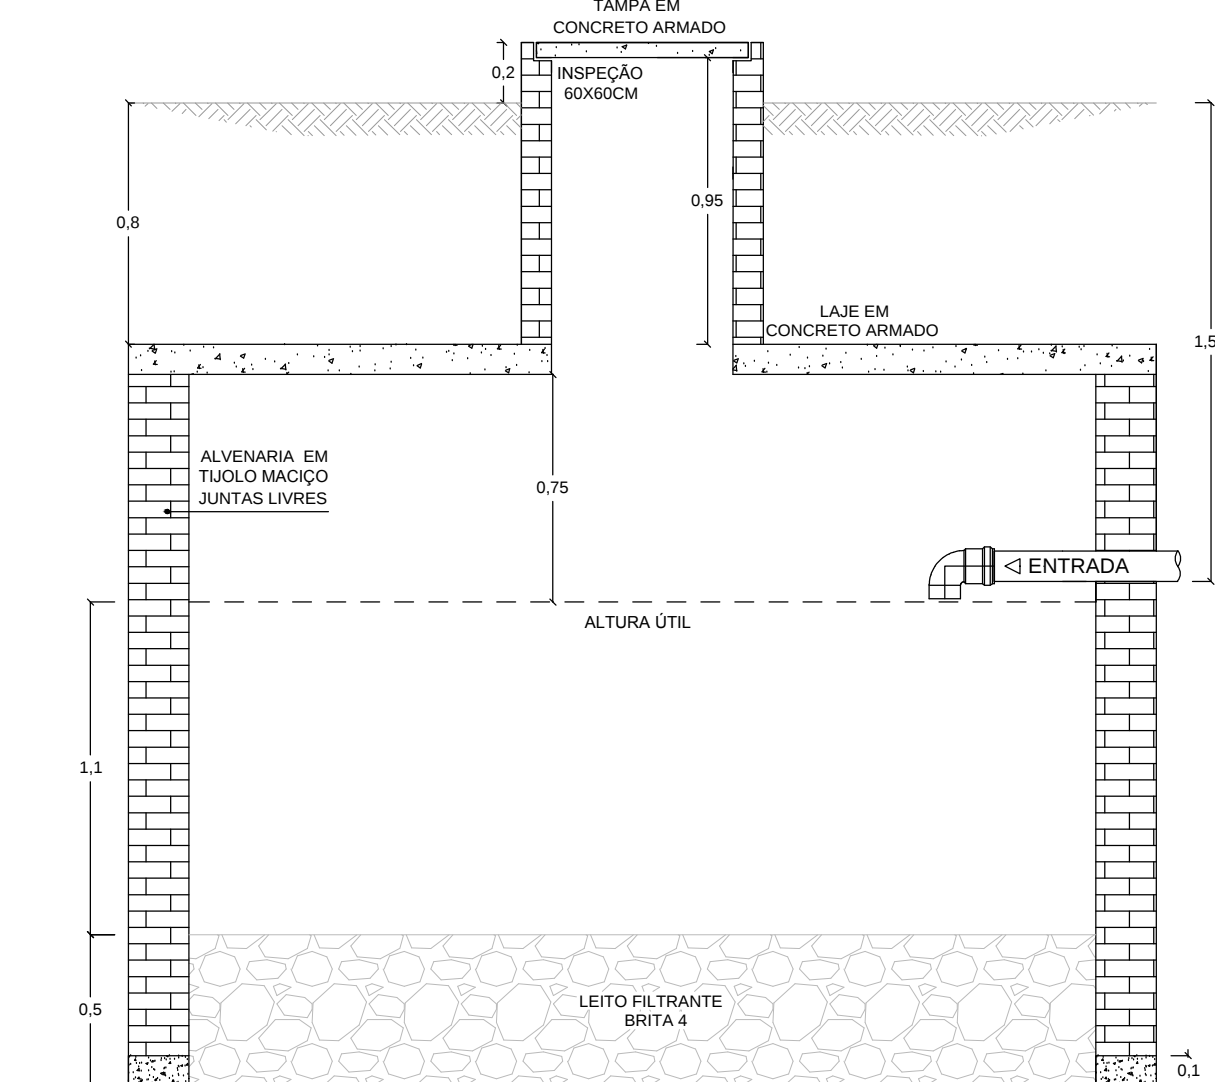


10 CORTES - SUMIDOURO
Esc.: 1:25

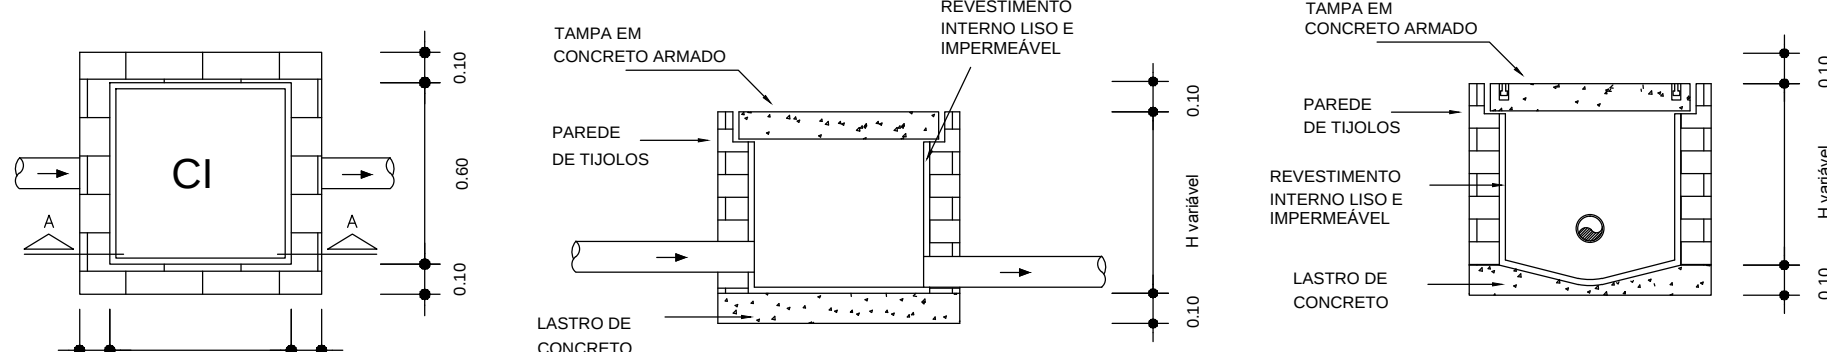


11 DET. CAIXA DE INSPEÇÃO
Esc.: 1:25

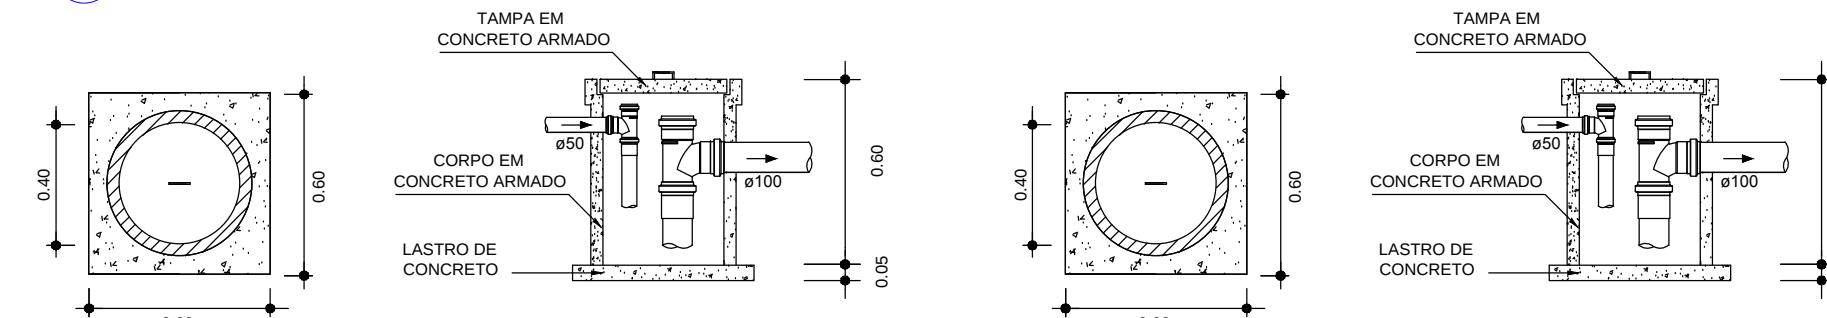


12 DET. CAIXA DE GORDURA
Esc.: 1:25

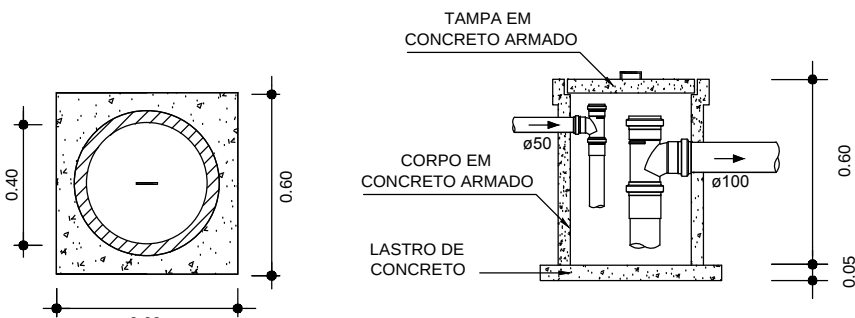


13 DET. CAIXA DE INSPEÇÃO SIFONADA
Esc.: 1:25

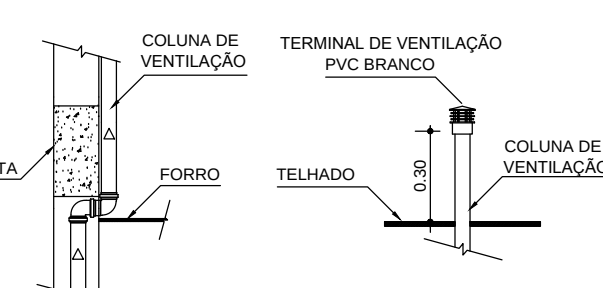


14 DET. VENTILAÇÃO
Esc.: 1:25

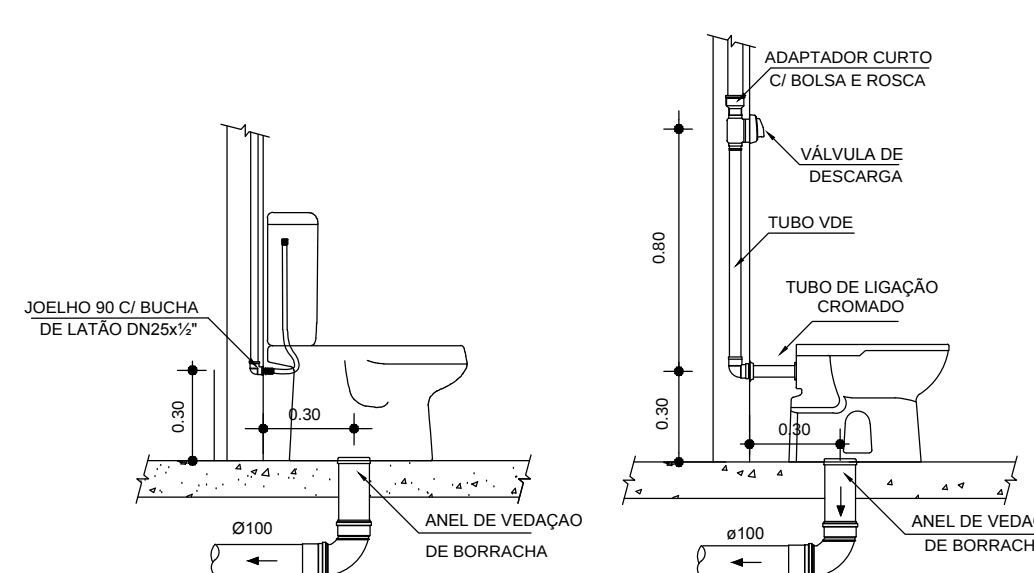


15 DET. BAC. SANITÁRIA
Esc.: 1:25

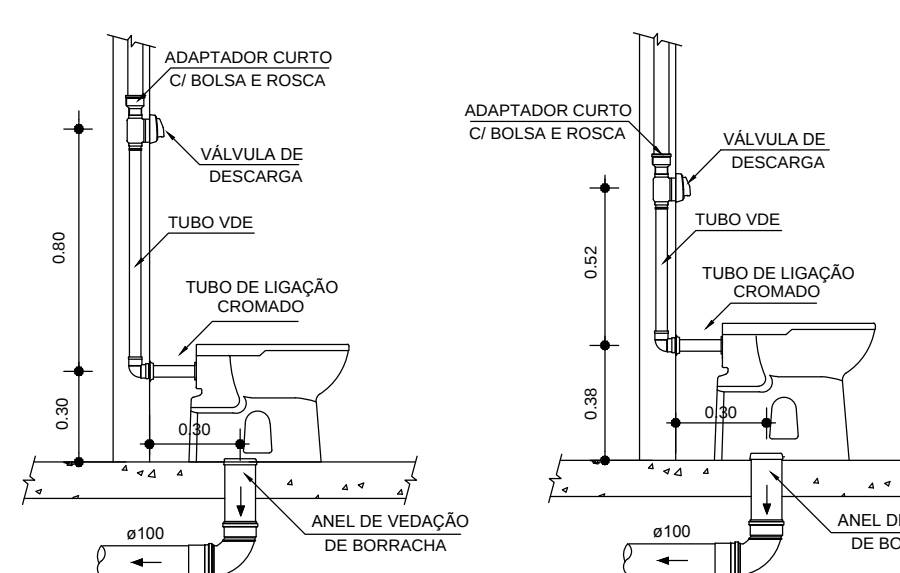


16 DET. BAC. SANITÁRIA
Esc.: 1:25

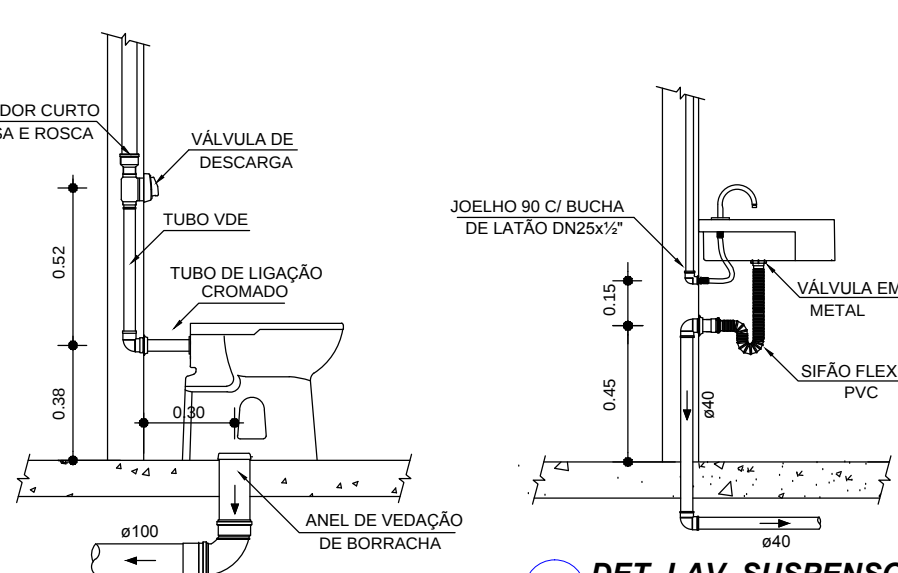


17 DET. BAC. SAN. PNE
Esc.: 1:25

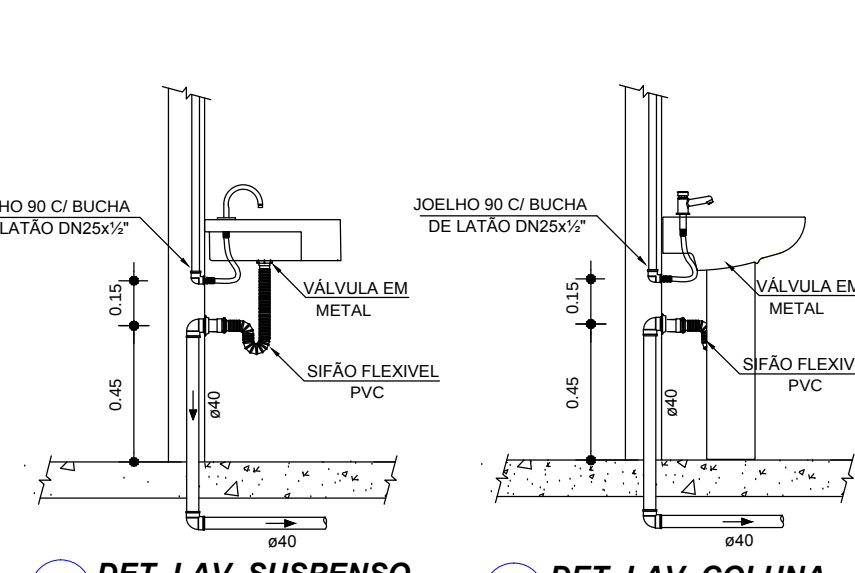


18 DET. LAV. SUSPENSO
Esc.: 1:25

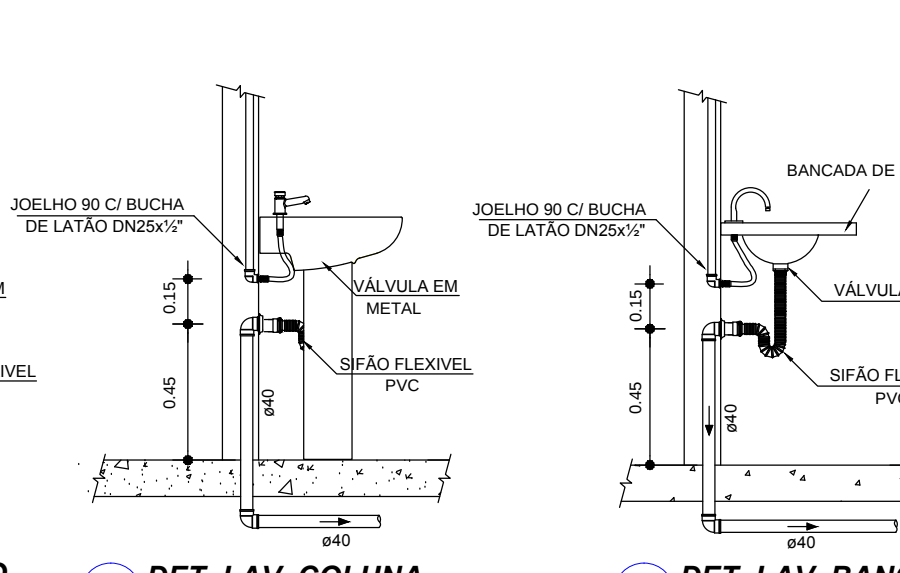


19 DET. LAV. COLUNA
Esc.: 1:25

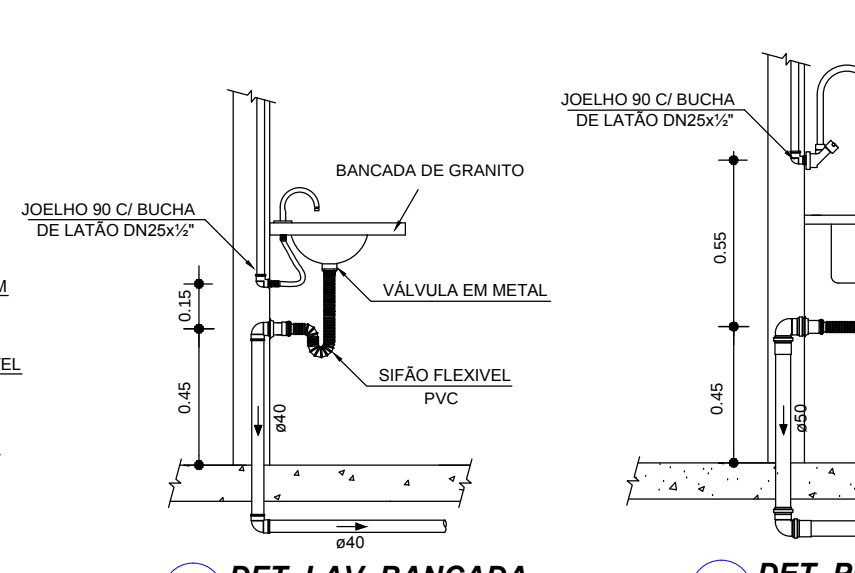


20 DET. LAV. BANCADA
Esc.: 1:25

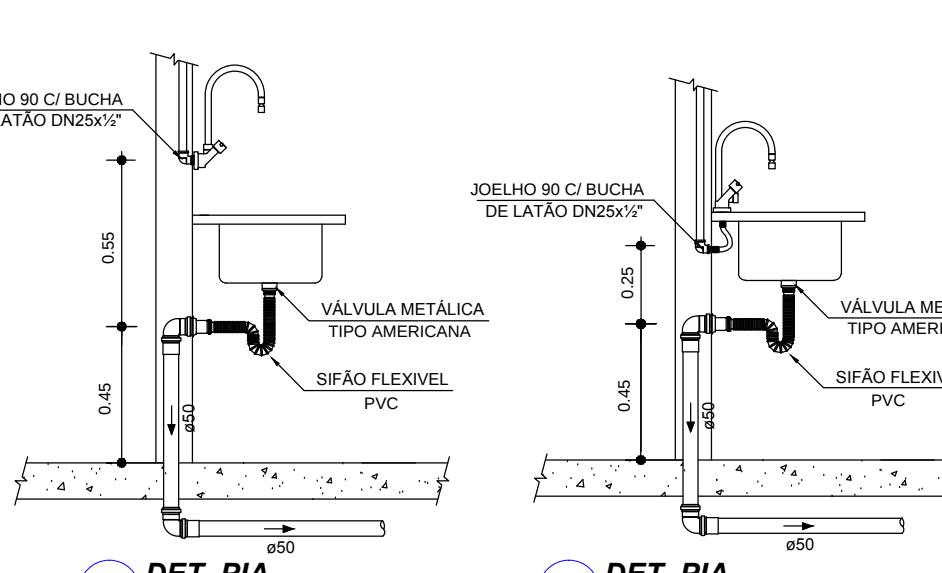


21 DET. PIA
Esc.: 1:25

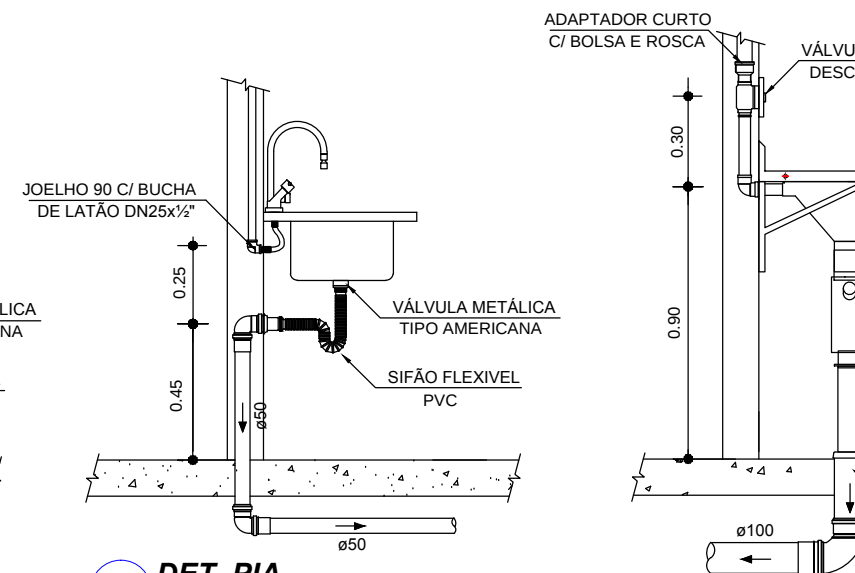


22 DET. PIA
Esc.: 1:25

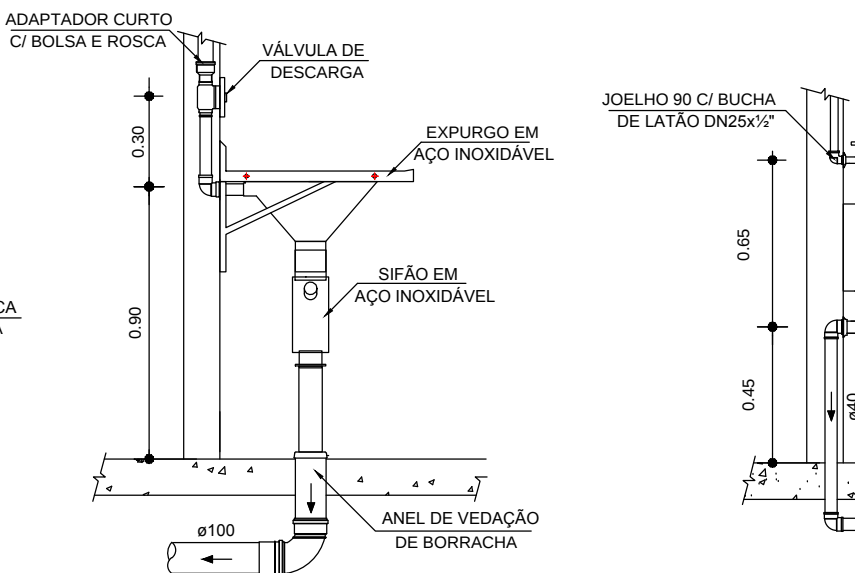


23 DET. EXPURGO
Esc.: 1:25

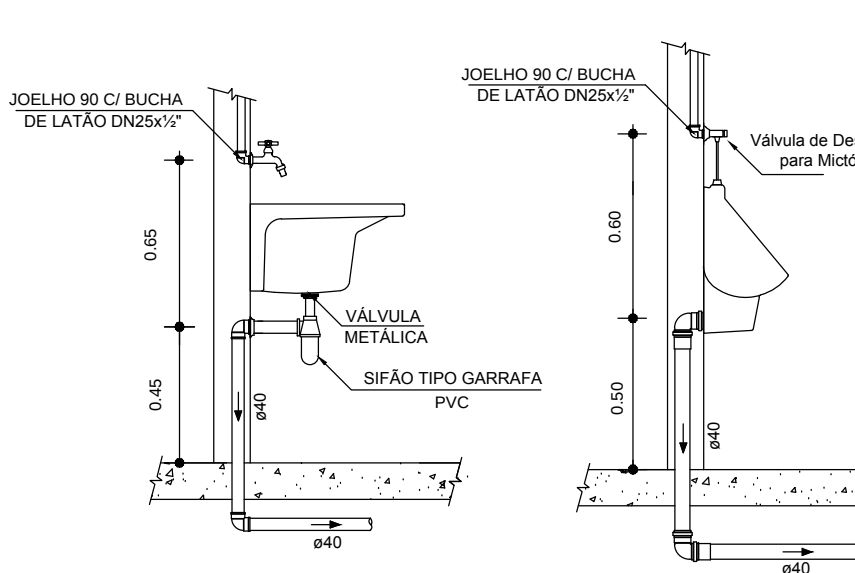

24 DET. TANQUE
Esc.: 1:25

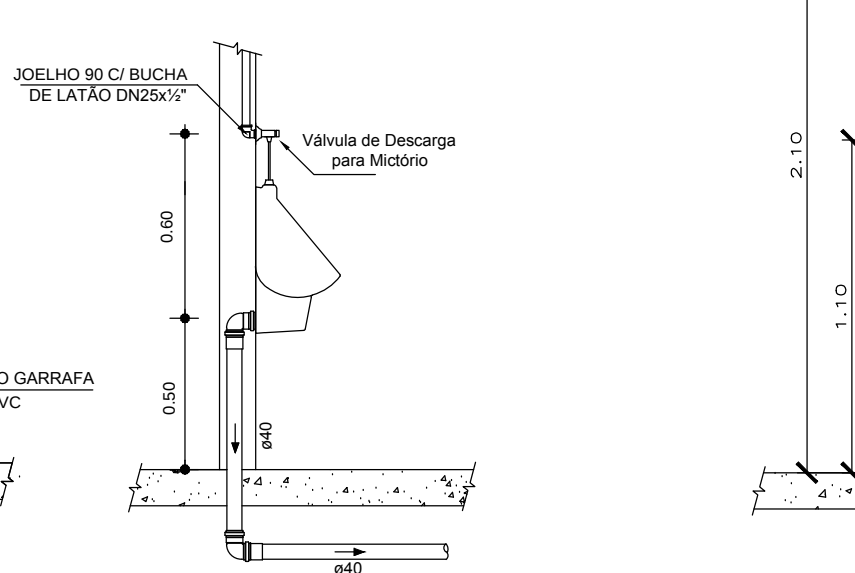

25 DET. MICTÓRIO
Esc.: 1:25

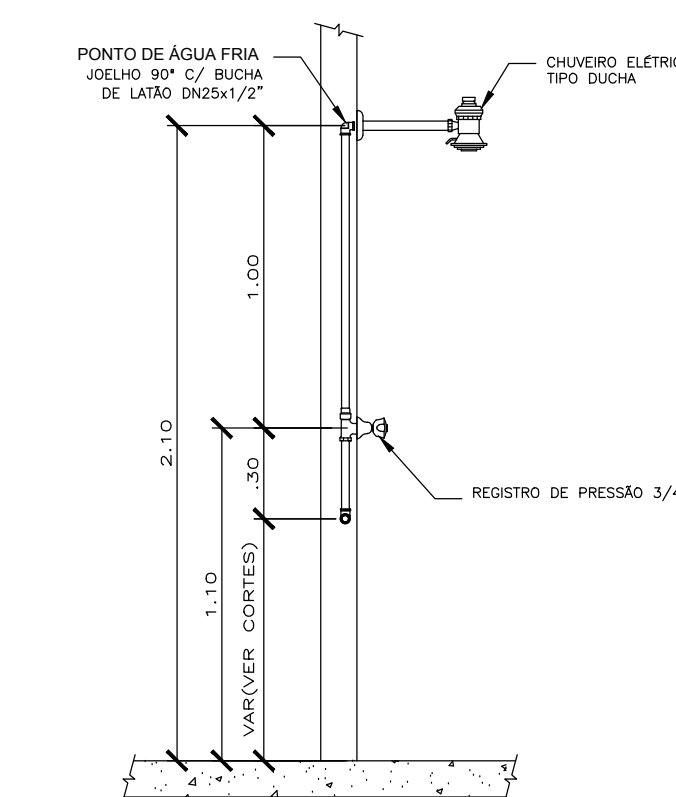

26 DET. CHUVEIRO
Esc.: 1:25

CARIMBO DE APROVAÇÃO

ASSOCIAÇÃO MATO-GROSSENSE DOS MUNICÍPIOS
COORDENAÇÃO TÉCNICA E DE PROJETOS

SITE: www.amm.org.br
E-MAIL: contato@projetoassociam@gmail.com

ADM. NEURILAN FRAGA

PROJETO ASSOCIATIVA DE ENGENHEIROS

TIPO DE OBRA: INSTITUCIONAL

CONSTRUÇÃO

OBRA: UNIDADE DE PRONTO ATENDIMENTO CRISTO REI - PORTE I

PROPRIETÁRIO/ CNPJ: PREFEITURA MUNICIPAL DE VARZEA GRANDE CNPJ: 03.507.548/0001-10

ENDEREÇO: AVENIDA DOM ORLANDO CHAVES, ESQUINA COM AVENIDA H-I, LOTEAMENTO CRISTO REI, VARZEA GRANDE - MT.

AUTOR DO PROJETO: CREA/CAU: KÁTIA TREMBARI Engenharia Sanitária e Ambiental CREA: 125579/5

RESPONSÁVEL TÉCNICO P/ OBRA:

PROJETO HIDROSSANITÁRIO

PLANTA BAIXA, CORTES E DETALHES - ESGOTO SANITÁRIO

LOCAL DO ARQUIVO: MUNICÍPIO DE VARZEA GRANDE

QUADRO DE ÁREAS

DATA DE ENTREGA: 17/10/2017

REVISÃO: 17/10/2017

ESCALA: 1:100

ART: 000000-0

DESENHO: Engº Raul César Dias Barros

HID

FOLHA Nº

05

06