


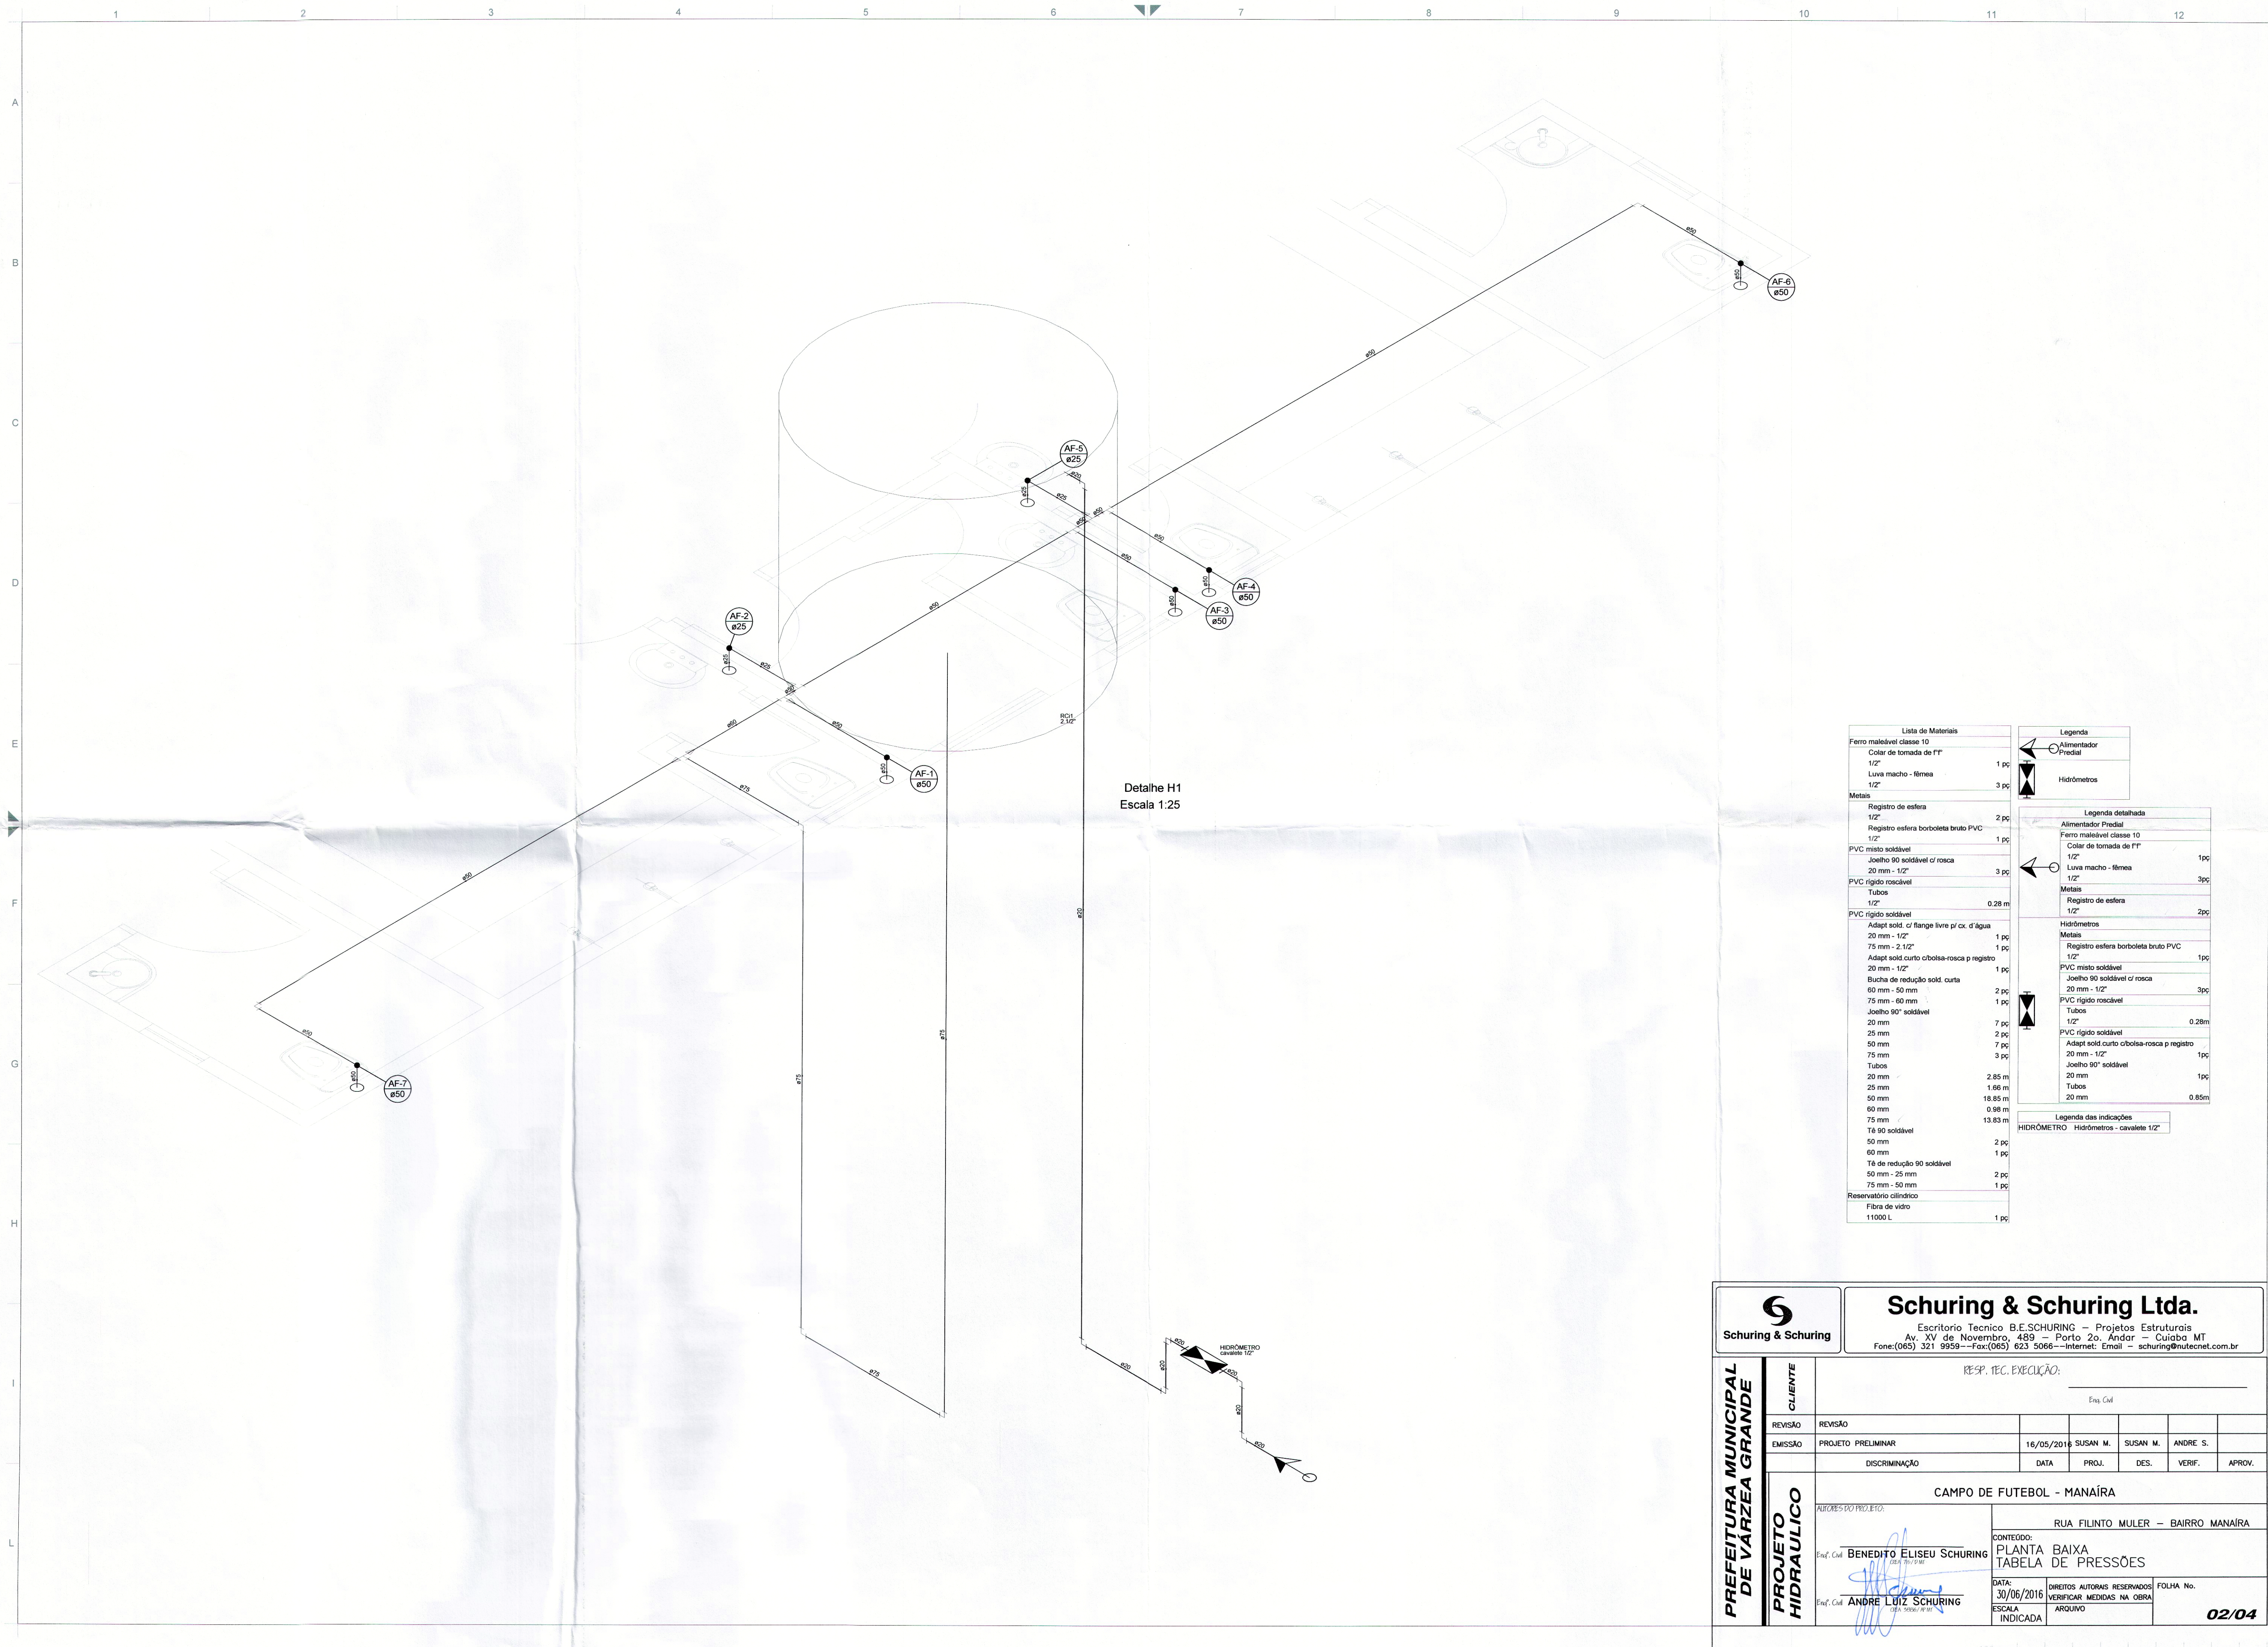

Detalhe H1
Escala 1:25

Lista de Materiais	Legenda
Ferro maleável classe 10	Alimentador Predial
Colar de tomada de 1"	Predial
1/2"	1 pc
Luva macho - fêmea	3 pc
1/2"	Hidrômetros
Metais	
Registro de esfera	Legenda detalhada
1/2"	Alimentador Predial
Registro esfera borboleta bruto PVC	Ferro maleável classe 10
1/2"	Colar de tomada de 1"
PVC misto soldável	1/2"
Joelho 90° soldável c/ rosca	Luva macho - fêmea
20 mm - 1/2"	1/2"
PVC rígido roscável	Metais
Tubos	Registro de esfera
1/2"	1/2"
PVC rígido soldável	Hidrômetros
Adapt sold c/ flange livre p/ ox. d'água	Metais
20 mm - 1/2"	Registro esfera borboleta bruto PVC
75 mm - 2 1/2"	1/2"
Adapt sold curto c/bolsa-rosca p registro	PVC misto soldável
20 mm - 1/2"	Joelho 90° soldável c/ rosca
Bucha de redução sold. curta	20 mm - 1/2"
60 mm - 50 mm	PVC rígido roscável
75 mm - 60 mm	Tubos
Joelho 90° soldável	1/2"
20 mm	PVC rígido soldável
25 mm	Adapt sold curto c/bolsa-rosca p registro
50 mm	20 mm - 1/2"
75 mm	Joelho 90° soldável
Tubos	20 mm
20 mm	Tubos
25 mm	20 mm
50 mm	18.85 m
60 mm	0.98 m
75 mm	13.83 m
Tê 90° soldável	
50 mm	2 pc
60 mm	1 pc
Tê de redução 90° soldável	
50 mm - 25 mm	2 pc
75 mm - 50 mm	1 pc
Reservatório cilíndrico	
Fibra de vidro	
11000 L	1 pc

Schuring & Schuring Ltda.
Escritório Técnico B.E.SCHURING - Projetos Estruturais
Av. XV de Novembro, 489 - Porto 2o. Andar - Cuiabá MT
Fone:(065) 321 9959--Fax:(065) 623 5066--Internet: Email - schuring@nuteconet.com.br

PREFEITURA MUNICIPAL DE VARZEA GRANDE

PROJETO HIDRAULICO

CLIENTE

RESP. TEC. EXECUÇÃO:

Eng. Civil

REVISÃO	REVISÃO				
EMIÇÃO	PROJETO PRELIMINAR	16/05/2016	SUSAN M.	SUSAN M.	ANDRE S.
	DISCRIMINAÇÃO	DATA	PROJ.	DES.	VERIF.

AUTORES DO PROJETO:

CONTEUDO:

Eng. Civil

BENEDITO ELISEU SCHURING

Eng. Civil

ANDRÉ LUIZ SCHURING

DATA:

30/06/2016

VERIFICAR MEDIDAS NA OBRA

ARQUIVO

RUA FILINTO MULDER - BAIRRO MANAÍRA

PLANTA BAIXA

TABELA DE PRESSÕES

FOLHA No.

02/04