
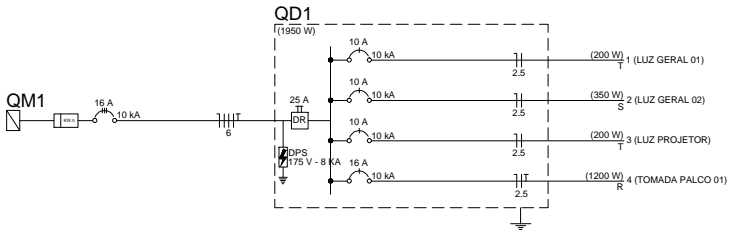


SUBSOLO

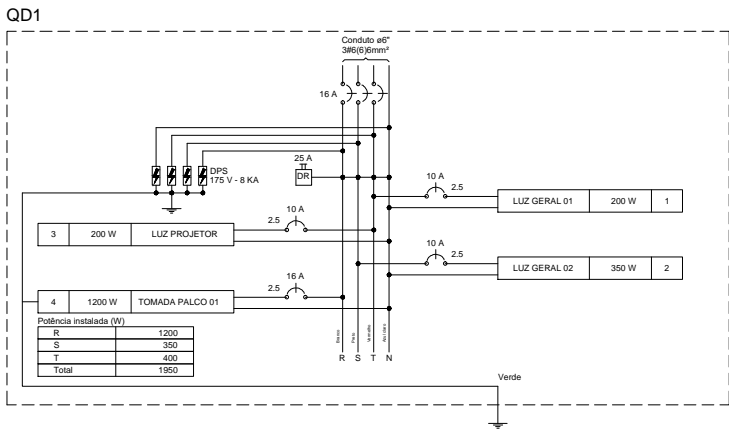

Lista de Materiais	
Acessórios p/ eletrodutos	
Caixa PVC 4x2"	12 pç
Cabo Unipolar (cobre)	
Isol.PVC - 450/750V (ref. Pirastic Ecoplus BWF Flexível)	426 m
2.5 mm²	
6 mm²	39.75 m
Caixa de passagem - embutir	
Aço pintada (ref Lukbox) 400x400x150 mm	1 pç
Dispositivo Elétrico - embutido	
Placa 2x4"	
Placa p/ 1 função	2 pç
Placa p/ 1 função retangular	9 pç
Placa p/ 2 funções retangulares separadas	1 pç
S/ placa	
Interruptor 1 tecla simples	9 pç
Interruptor 2 teclas simples separadas	1 pç
Tomada hexagonal (NBR 14136) 2P+T 10A	2 pç
Dispositivo de Proteção	
Disjuntor Unipolar Termomagnético - norma DIN (Curva C)	
10 A - 10 kA	3 pç
16 A - 10 kA	1 pç
Dispositivo de proteção contra surto 175 V - 8 KA	4 pç
Interruptor bipolar DR (fase/neutro - In 30mA) - DIN 25 A	1 pç
Eletroduto PVC flexível	
Eletroduto leve 3/4"	146.2 m
Luminária e acessórios	
Luminária Led Embutir Ledvance Downlight 25W	8 pç
Soquete base E 27	5 pç
Lâmpadas Led	
Refletores 50W	4 pç
Spot de embutir no chão 70W	5 pç
Quadro distrib. chapa pintada - embutir	
Barr. trif., disj. geral - DIN (Ref. Moratori) Cap. 24 disj. unip. - In barr. 150A	1 pç

Legenda	
☒	Caixa de passagem
○	Interruptor simples 1 tecla a 1,20m do piso
□	Interruptor simples 2 teclas a 1,20m do piso
○	Luminária LED 25W
○	Lâmpada LED
▮	Quadro de distribuição
○	Refletor de led
□	Tomada baixa a 0,30m do piso

Legenda das indicações	
CXPAS	Caixa de passagem aço pintada - 400x400x150mm

Legenda detalhada	
Caixa de passagem	
☒	Caixa de passagem - embutir
	Aço pintada (ref Lukbox) 400x400x150 mm 1pç
Interruptor simples 1 tecla a 1,20m do piso	
Acessórios p/ eletrodutos	
○	Caixa PVC 4x2" 1pç
Dispositivo Elétrico - embutido	
□	Placa 2x4" 1pç
	Placa p/ 1 função retangular S/ placa 1pç
	Interruptor 1 tecla simples 1pç
Interruptor simples 2 teclas a 1,20m do piso	
Acessórios p/ eletrodutos	
□	Caixa PVC 4x2" 1pç
□	Dispositivo Elétrico - embutido
	Placa 2x4" 1pç
	Placa p/ 2 funções retangulares separadas S/ placa 1pç
	Interruptor 2 teclas simples separadas 1pç
Luminária LED 25W	
Luminária e acessórios	
○	Luminária Led Embutir Ledvance Downlight 25W 1pç
Lâmpada LED	
Luminária e acessórios	
○	Soquete base E 27 1pç
Lâmpadas Led	
○	Spot de embutir no chão 70W 1pç
Quadro de distribuição	
▮	Quadro distrib. chapa pintada - embutir Barr. trif., disj. geral - DIN (Ref. Moratori) Cap. 24 disj. unip. - In barr. 150A 1pç
Refletor de led	
Lâmpadas Led	
○	Refletores 50W 1pç
Tomada baixa a 0,30m do piso	
Acessórios p/ eletrodutos	
□	Caixa PVC 4x2" 1pç
□	Dispositivo Elétrico - embutido
	Placa 2x4" 1pç
	Placa p/ 1 função S/ placa 1pç
	Tomada hexagonal (NBR 14136) 2P+T 10A 1pç

Legenda de condutos	
—	Teto
.....	Piso

**Schuring & Schuring Ltda.**  
Escritório Técnico B.E.SCHURING – Projetos Estruturais  
Av. XV de Novembro, 489 – Porto 2o. Andar – Cuiabá MT  
Fone:(065) 3321 9959--Fax:(065) 3623 5068--Internet: Email – schuring@schuring.com.br

ORLA DO PORTO-VG  
CENTRO CULTURAL

PROJETO ELÉTRICO

RESP. TEC. EXECUÇÃO:

Eng. Civil

REVISÃO

REVISÃO

EMISSÃO

PROJETO COMPLETO

DISCRIMINAÇÃO

DATA

PROJ.

DES.

VERIF.

APROV.

ALAMEDA JÚLIO MULLER

CONTEUDO: PLANTA BAIXA – SUBSOLO CENTRO CULTURAL

Prof.º Civil BENEDITO ELISEU SCHURING (065 191790)

DATA: 29/08/18

VERIFICAR MEDIDAS NA OBRA

ESCALA 1/100

DIREITOS AUTOMAS RESERVADOS

ARQUIVO

FOLHA No.

01